



求積表

符号	底	高	積	符号	底	高	積
1	30.05	6.20	186.3100	27	15.90	2.15	40.5450
2	37.10	7.55	280.1050	28	13.50	4.75	306.1250
3	39.40	6.00	236.4000	29	20.10	4.95	99.4950
4	42.35	11.20	474.3200	30	66.85	12.40	829.9400
5	53.45	13.20	705.5400	31	65.00	27.75	1803.7500
6	20.70	4.05	83.8350	32	23.65	4.20	120.3300
7	57.70	4.40	254.0880	33	64.40	9.00	579.6000
8	39.20	3.55	139.1600	34	26.30	9.00	236.7000
9	67.35	15.95	1074.2325	35	42.90	2.05	302.4450
10	26.45	2.35+2.75	2.261.4950	36	70.90	2.70	646.3200
11	32.40	4.30	463.3200	37	30.15	4.45	134.1675
12	85.65	37.5+13.75	4.339.5250	38	8.25	3.05	25.1625
13	31.25	2.60	262.8125	39	70.90	36.35	3795.3175
14	47.25	2.20	392.3500	40	63.95	27.10	2.006.4480
15	32.55	3.70	222.5325	41	33.45	43.05	1.085.0225
16	34.30	9.20	333.5600	42	43.70	3.85	1.551.0925
17	46.35	4.25	638.9875	計			31.245.4575
18	66.20	4.70	921.9400	1/2面積			15.622.728 ^m
19	30.55	6.90	210.7950	計			9.741.51
20	33.20	2.20	313.2400				
21	49.15	21.65+10.20	1.565.4275				
22	21.55	5.25	113.1375				
23	22.25	7.0+6.10	311.5000				
24	13.75	3.20	71.2500				
25	20.20	12.40	268.3200				
26	17.30	2.70	46.7100				

昭和49年度深沢清掃事務所整理工事
 箇所名 鎌倉市笛田450番地
 箇所名 土工事
 図面名 求積図
 図面番号 D5 葉中 1 番
 役所名 神奈川県鎌倉市営繕課

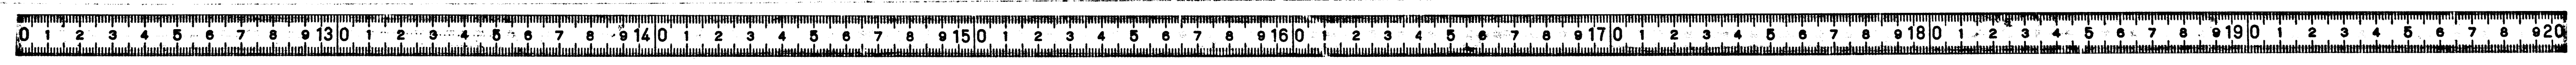


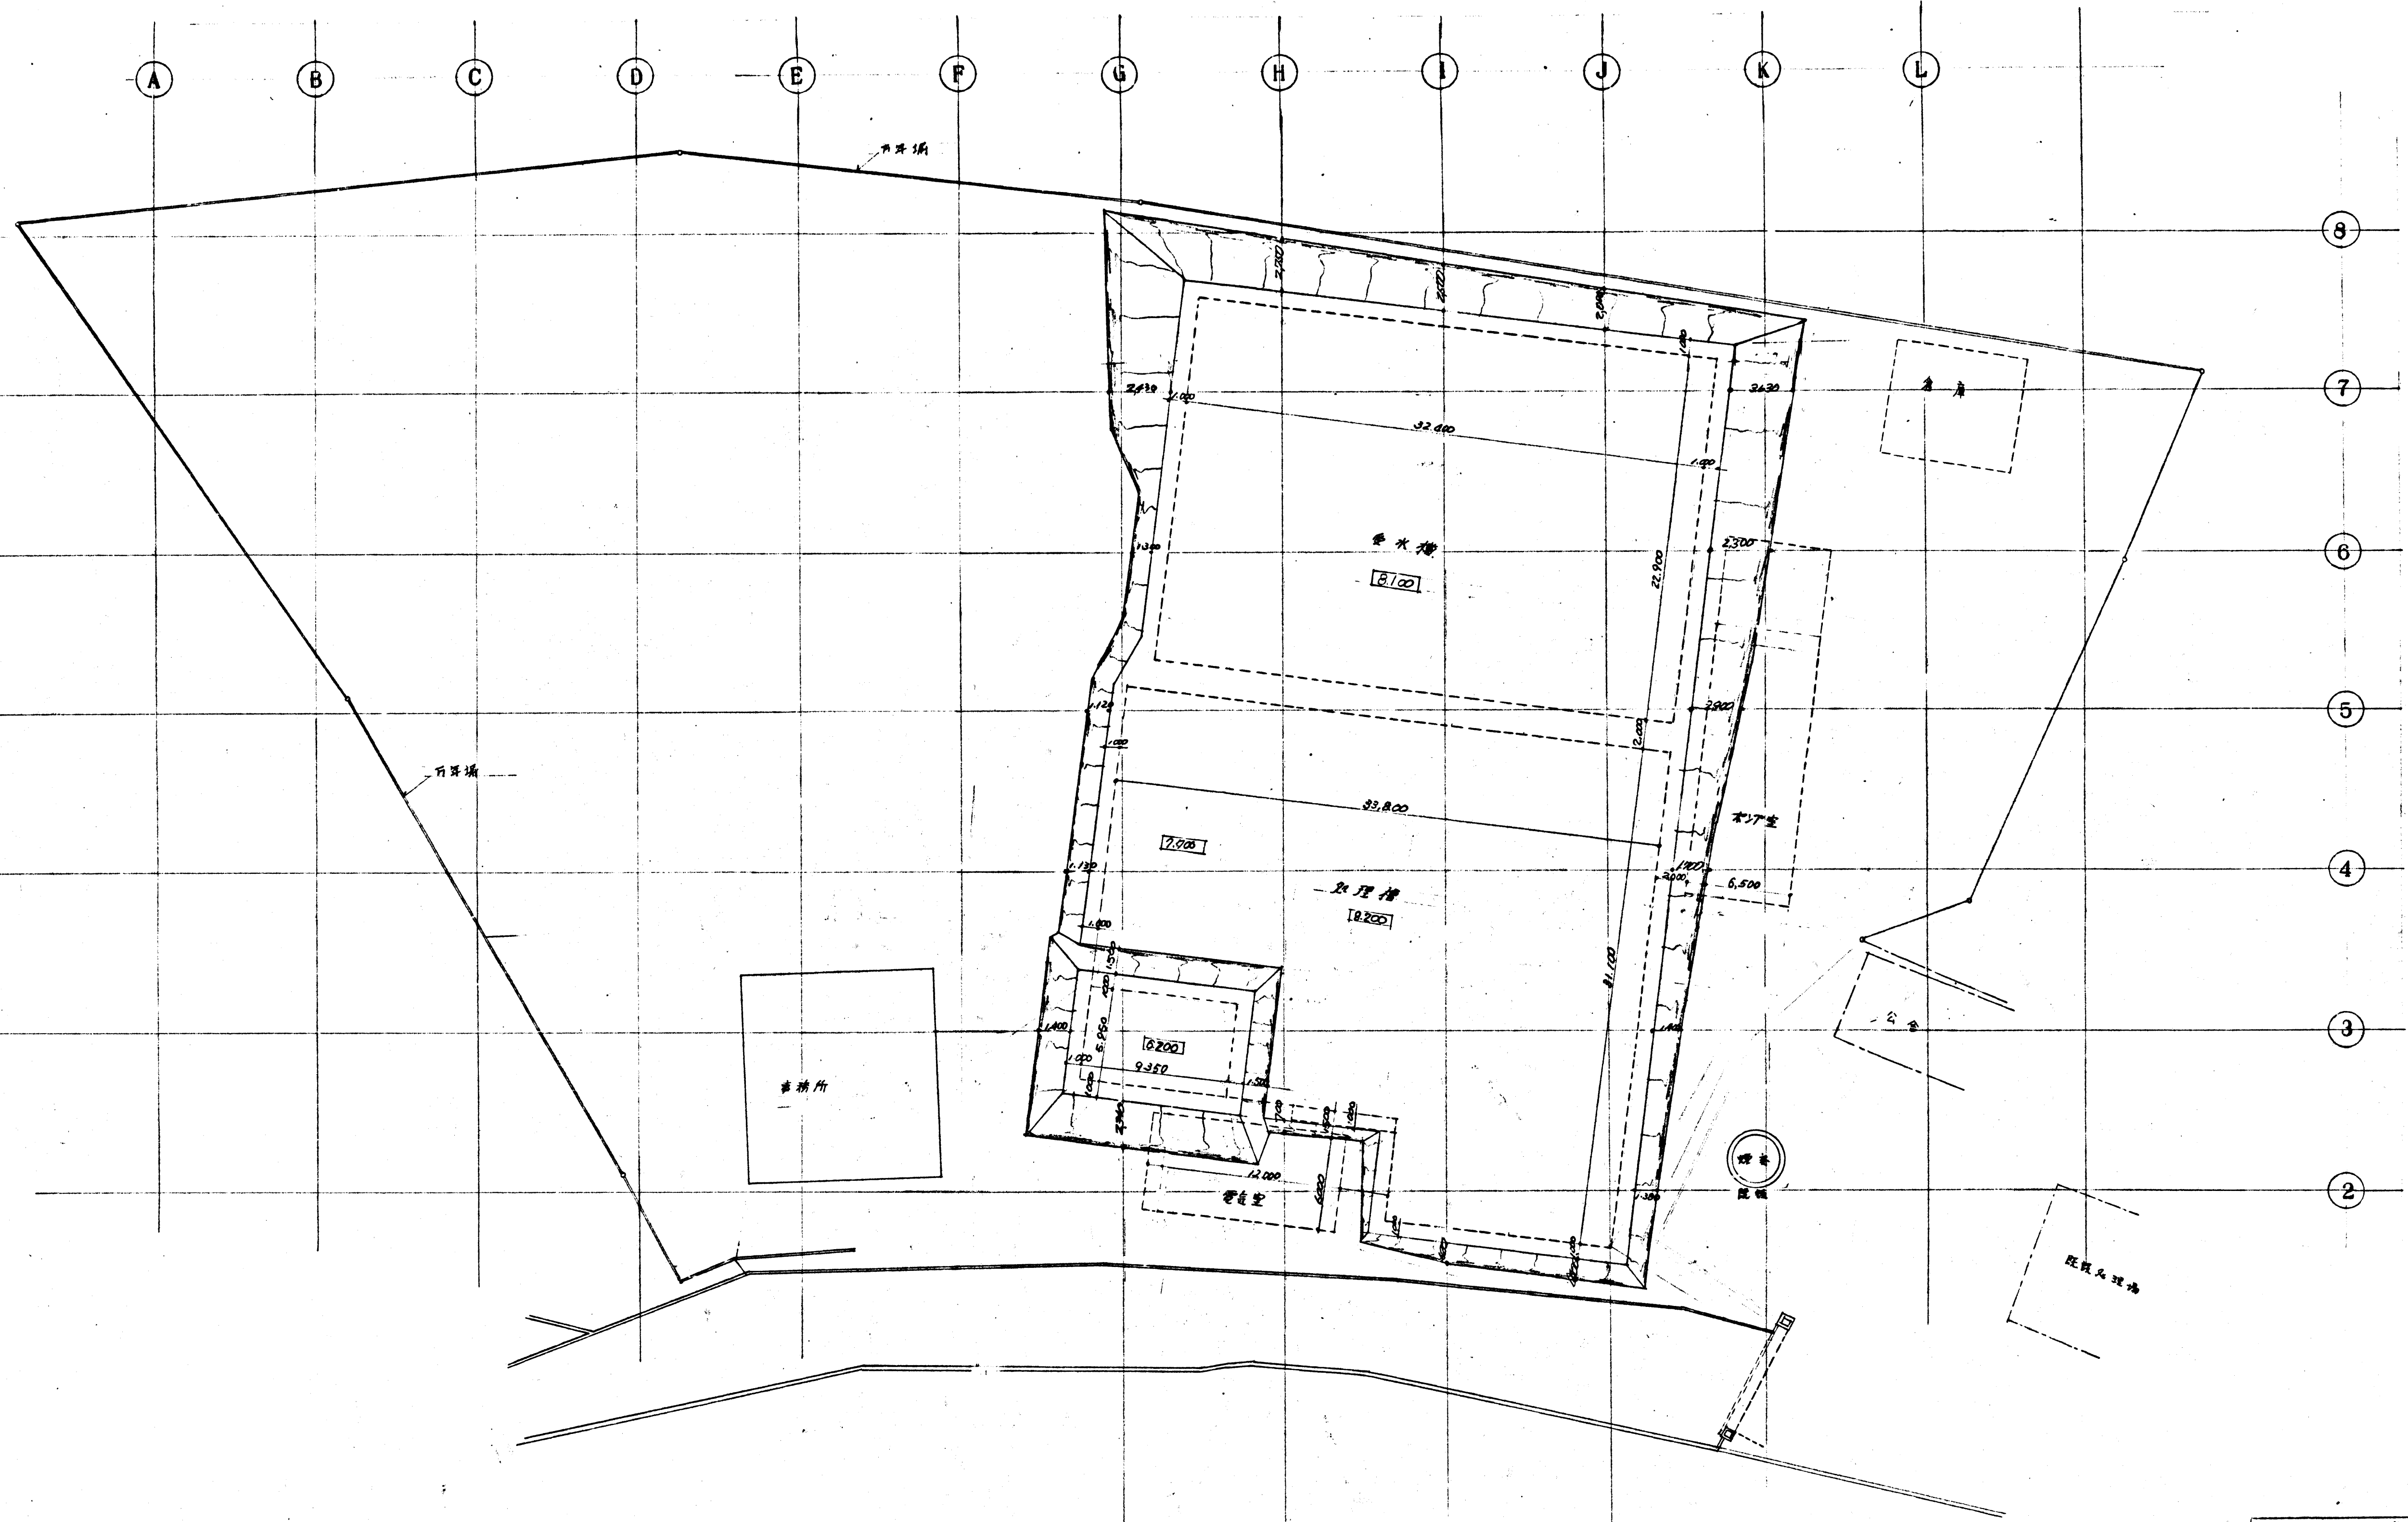

掘削平面図 S=1/200

昭和49年度環境清掃事務所整備 工事	
箇所名	鎌倉市園田450番地
箇所名	土工事
図面名	掘削平面図
図面番号	C5 集中 3 群
役所名	神奈川県鎌倉市鶴岡東



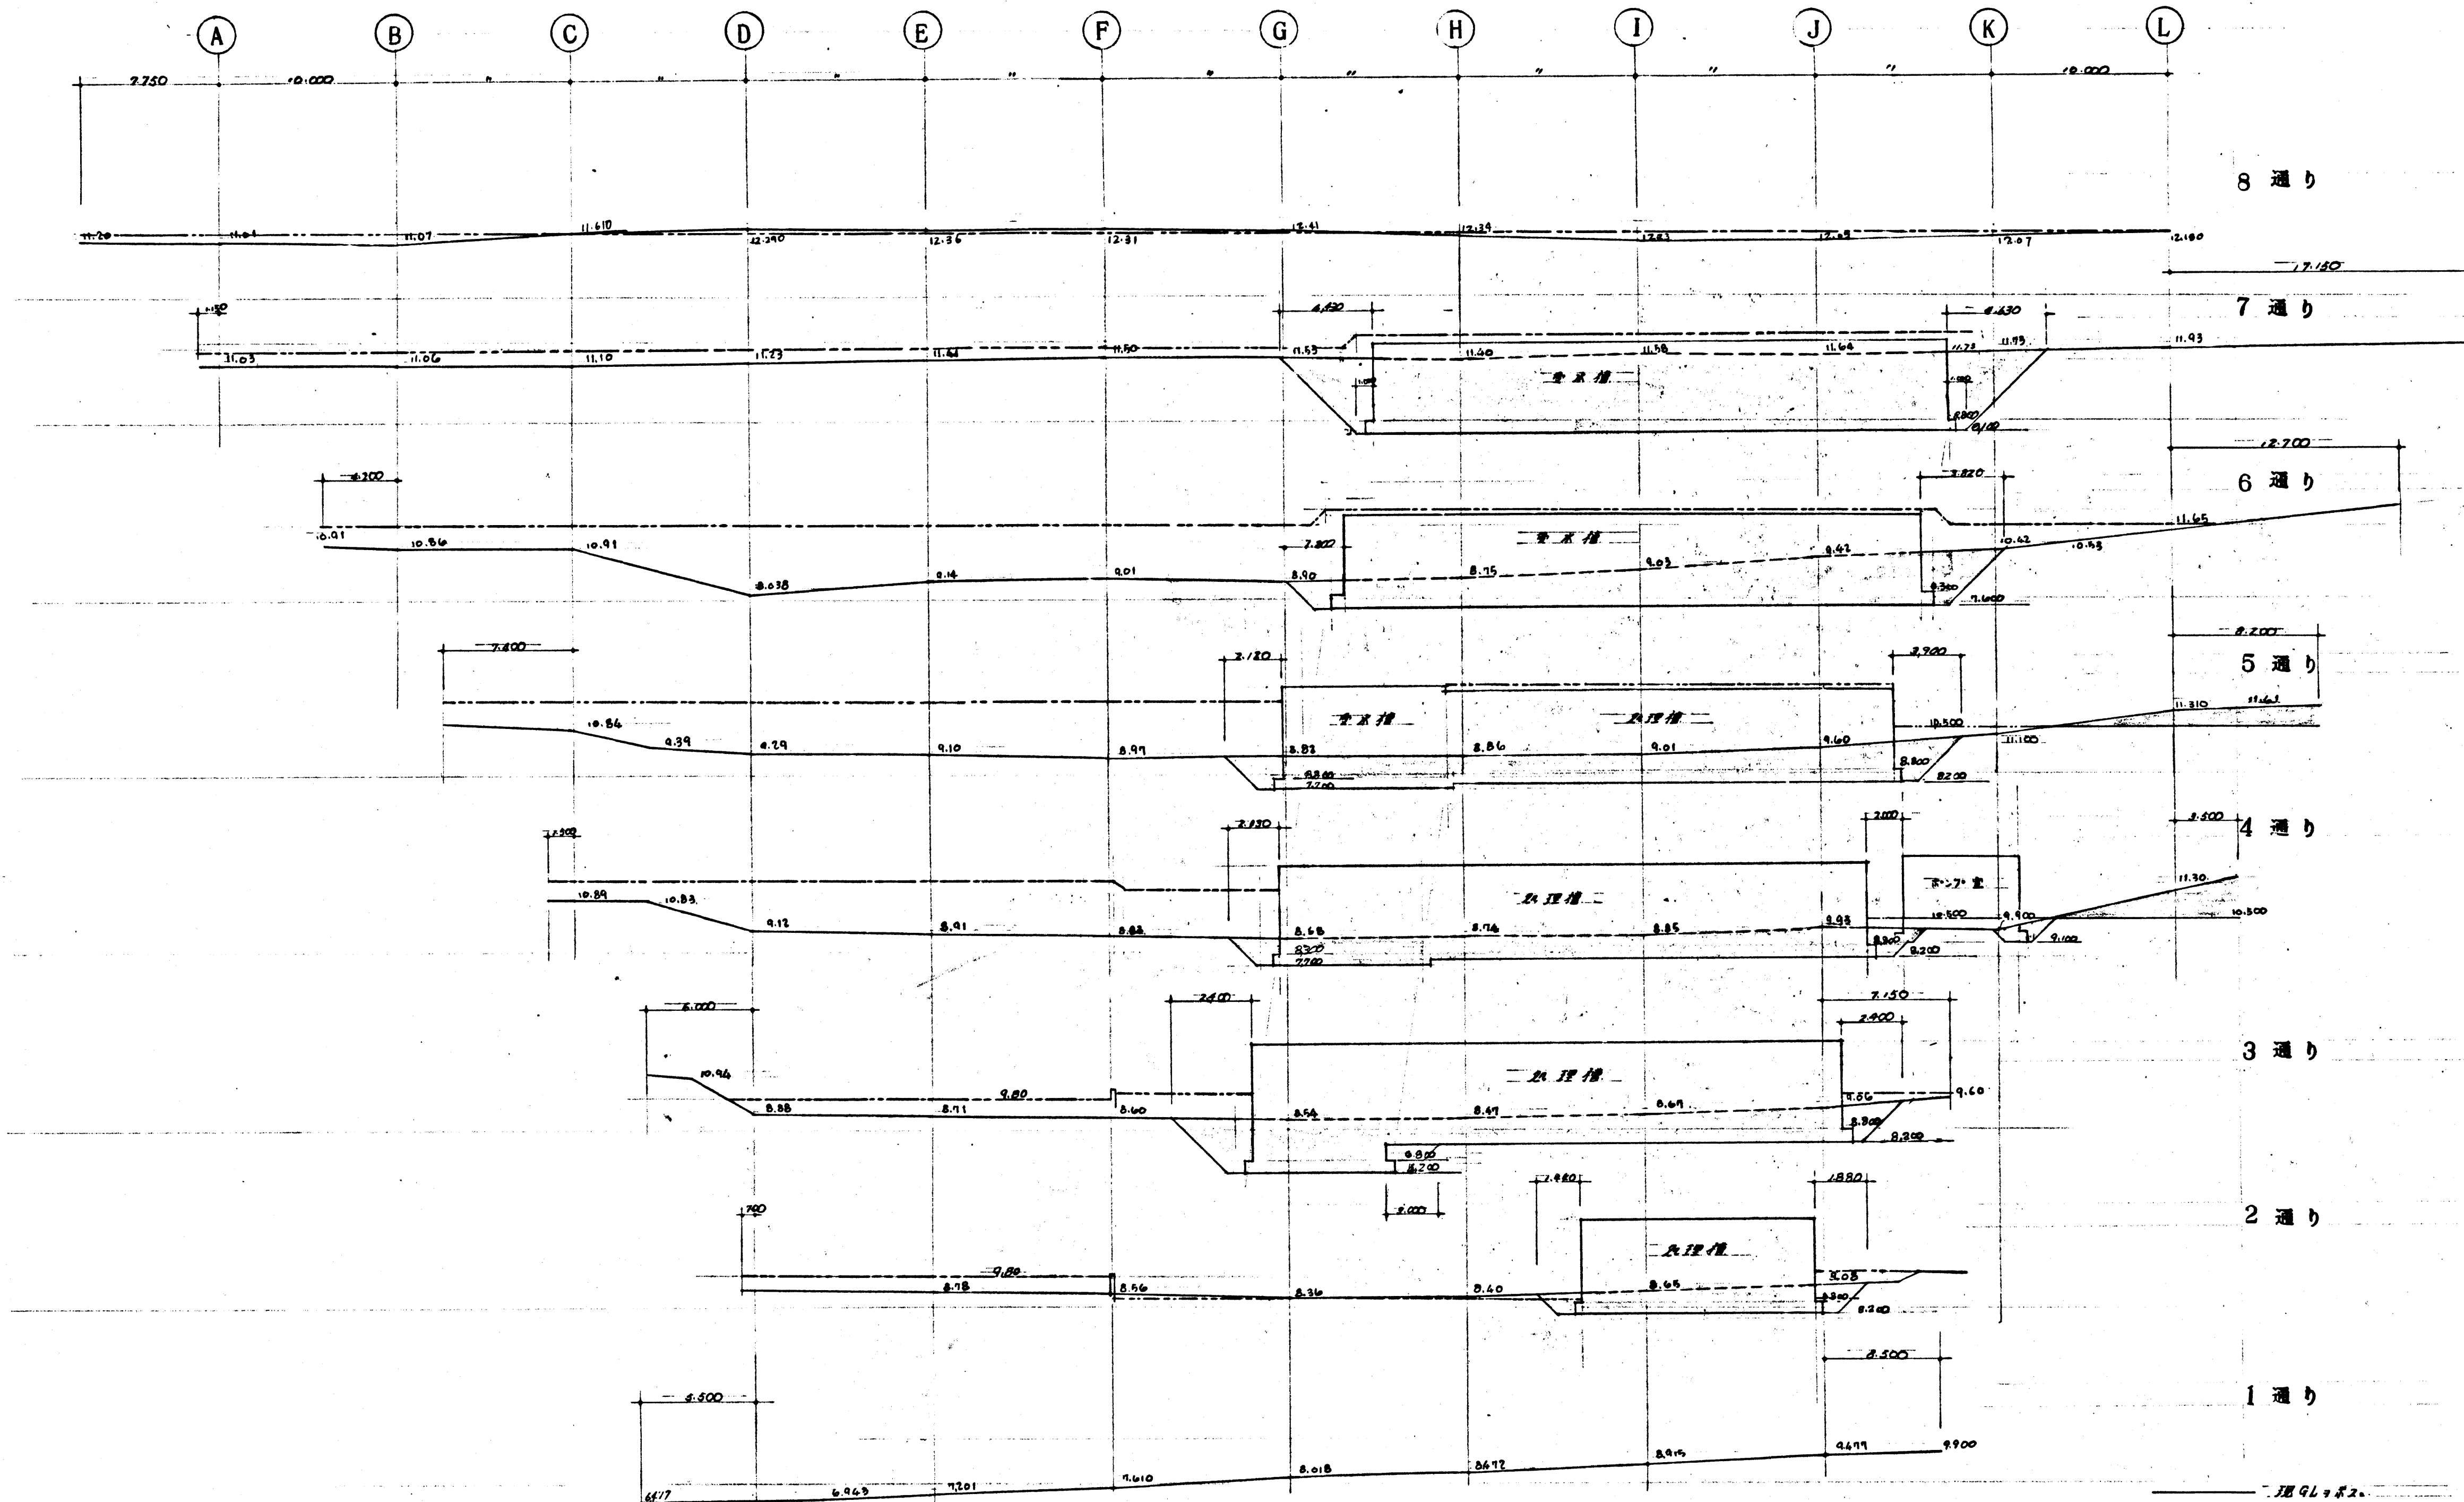


掘削断面図 $S=1/200$

原GL ± 8.2
 掘削GL ± 8.2
 掘削GL ± 8.2
 掘削GL ± 8.2
 掘削GL ± 8.2
 掘削GL ± 8.2
 掘削GL ± 8.2
 掘削GL ± 8.2
 掘削GL ± 8.2

昭和49年度 深沢橋梁新設工事
鎌倉市留田40番地
箇所名 土工事
図面名 掘削断面図(初1)
図面番号 D5 葉中 4 番
役所名 神奈川県鎌倉市建設課



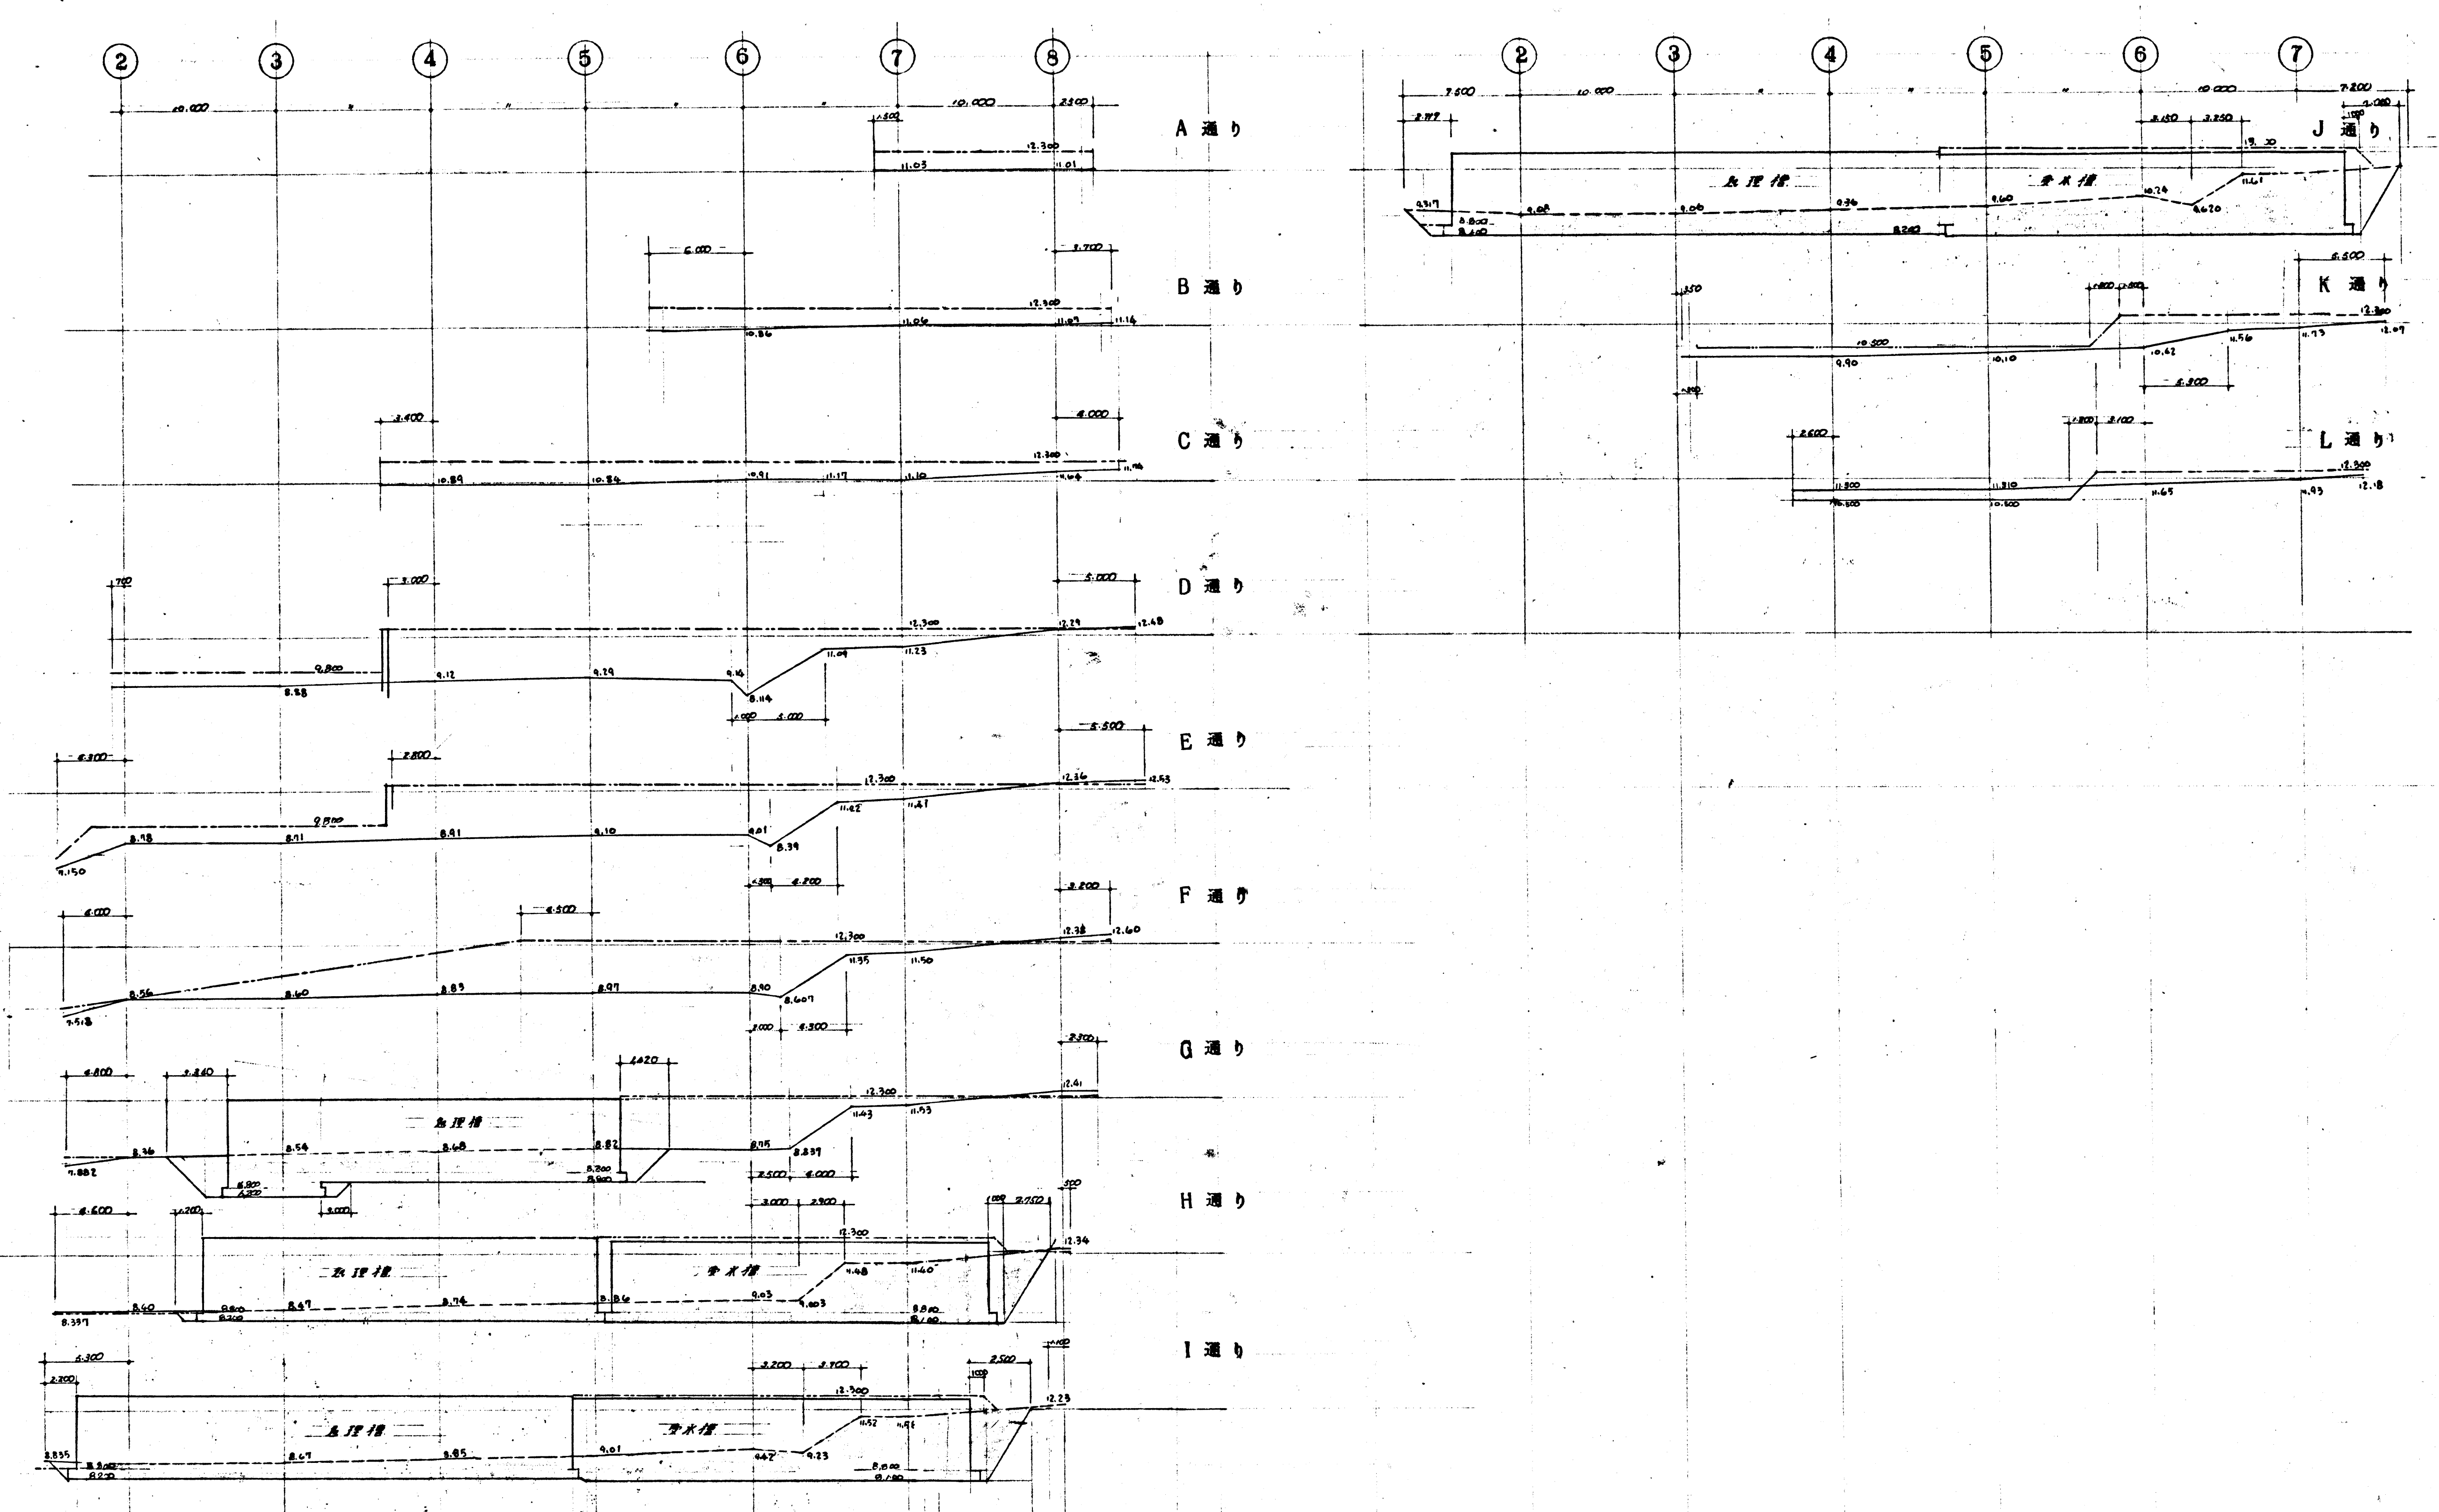

掘削断面図 S=1/200

昭和49年度深沢青根事務所整地工事	
鎌倉市田代地	
箇所名	土工事
図面名	掘削断面(No.2)
図面番号	D5 集中 5 番
役所名	神奈川県鎌倉市整地課



鎌倉市深沢清掃事務所整備工事

(機械 ・ 電気工事)





機械設備図面リスト

図番	図名	縮尺
1/15	平面配置図	1/200
2/15	フローシート	
3/15	場内配管平面図	1/200
4/15	処理槽廻り配管平面図	1/100
5/15	第1曝気・濃縮・貯槽及び混合槽廻り配管図	1/60
6/15	最初沈殿池汚泥掻き機	1/30
7/15	最初沈殿池汚泥引抜ポンプ配置図	1/30
8/15	第2曝気槽平面図	1/60
9/15	最終沈殿池汚泥掻き機	1/50
10/15	最終沈殿池汚泥引抜ポンプ配置図	1/30
11/15	脱臭装置配管図	1/100
12/15	脱臭装置配置図	1/10
13/15	空気フロー・希釈水及び各種ポンプ平面図	1/30
14/15	空気フロー・希釈水及び各種ポンプ断面図	1/30
15/15	汚液貯留及び雑排水槽,ポンプ配置図	1/30

電気設備図面リスト

図番	図名	縮尺
1/12	高圧単線結線図	
2/12	低圧単線結線図 (其の1)	
3/12	低圧単線結線図 (其の2)	
4/12	受電室・電気室配置図	1/20
5/12	高圧受電盤,低圧配電盤姿図	1/10
6/12	動力制御盤,計器盤姿図	1/10
7/12	現場操作盤姿図	1/10
8/12	計装フローシート	
9/12	配線系統図	
10/12	動力配線図 (其の1)	1/200
11/12	動力配線図 (其の2)	1/100
12/12	建築附帯電気設備	1/50

 

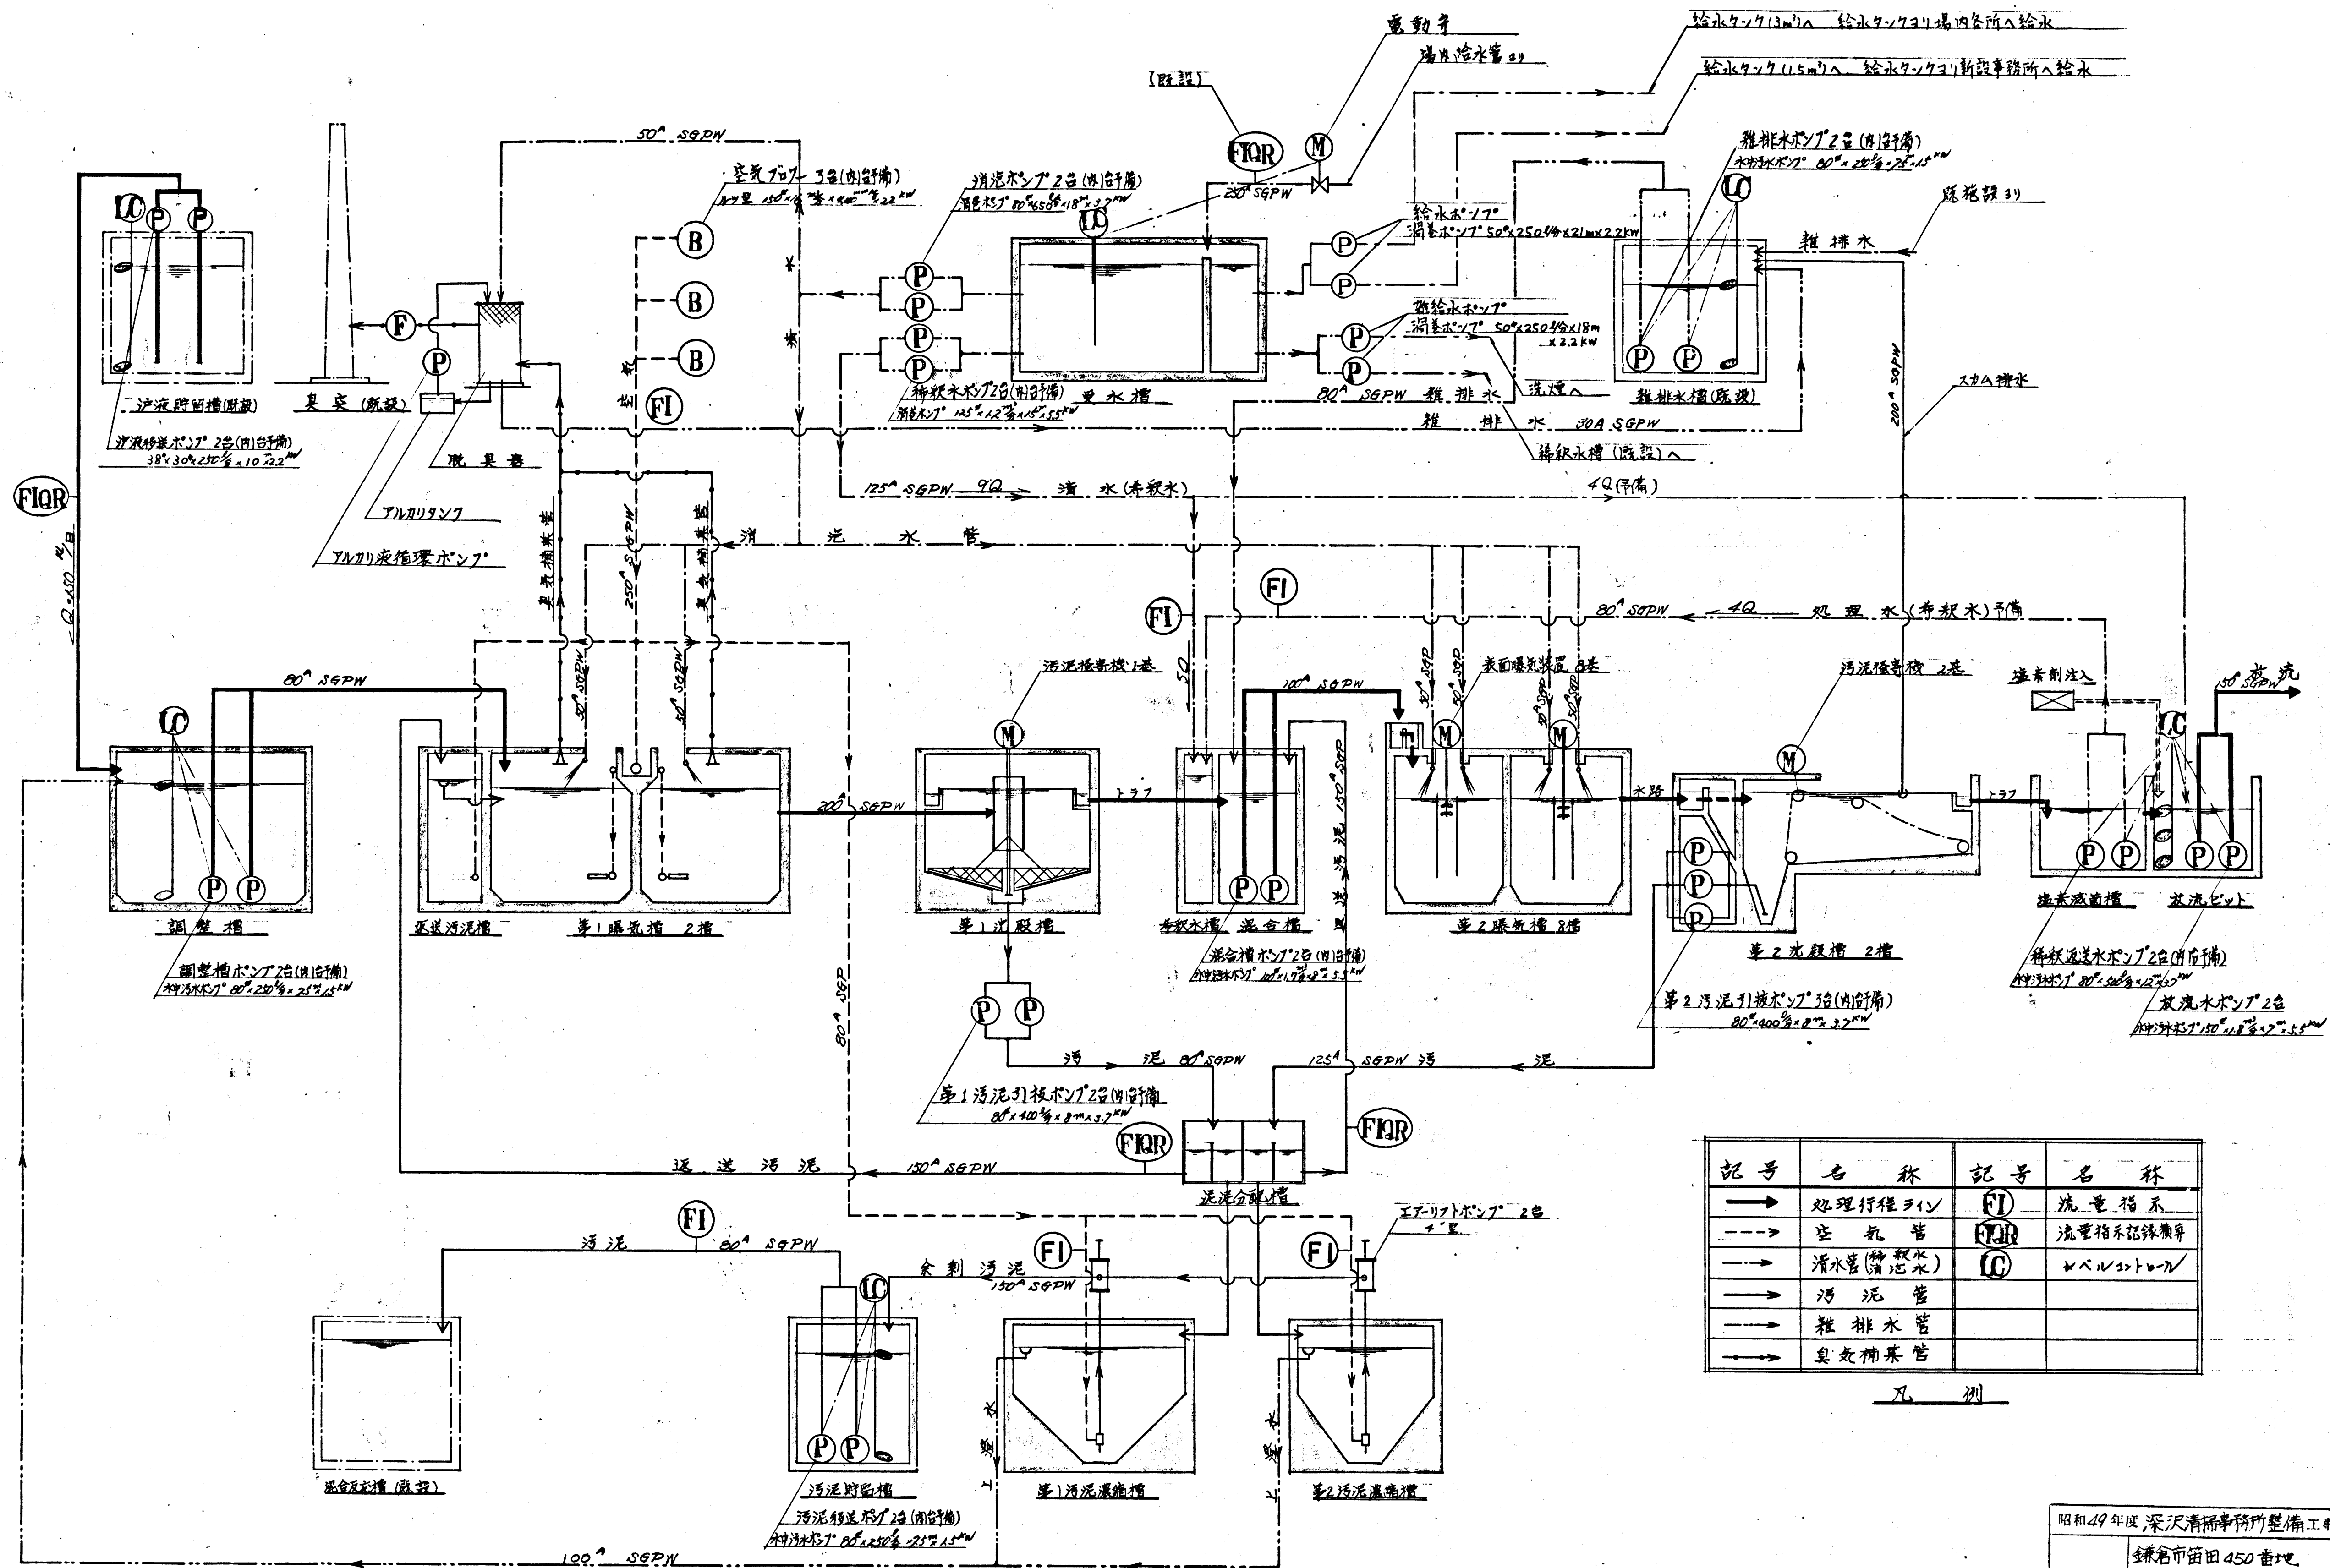


記号	名称	記号	名称
→	処理行程ライン	FI	流量指示
- - -	空気管	FIQR	流量指示記録兼弁
→	清水管(給排水)	CC	バルブ
→	汚泥管		
→	雑排水管		
→	臭気補正管		

凡例

昭和49年度 深沢清掃事務所整備工事	
鎌倉市田田450番地	
箇所名	
図面名	フローシート
図面番号	15集中 2番
役所名	神奈川県鎌倉市営繕課



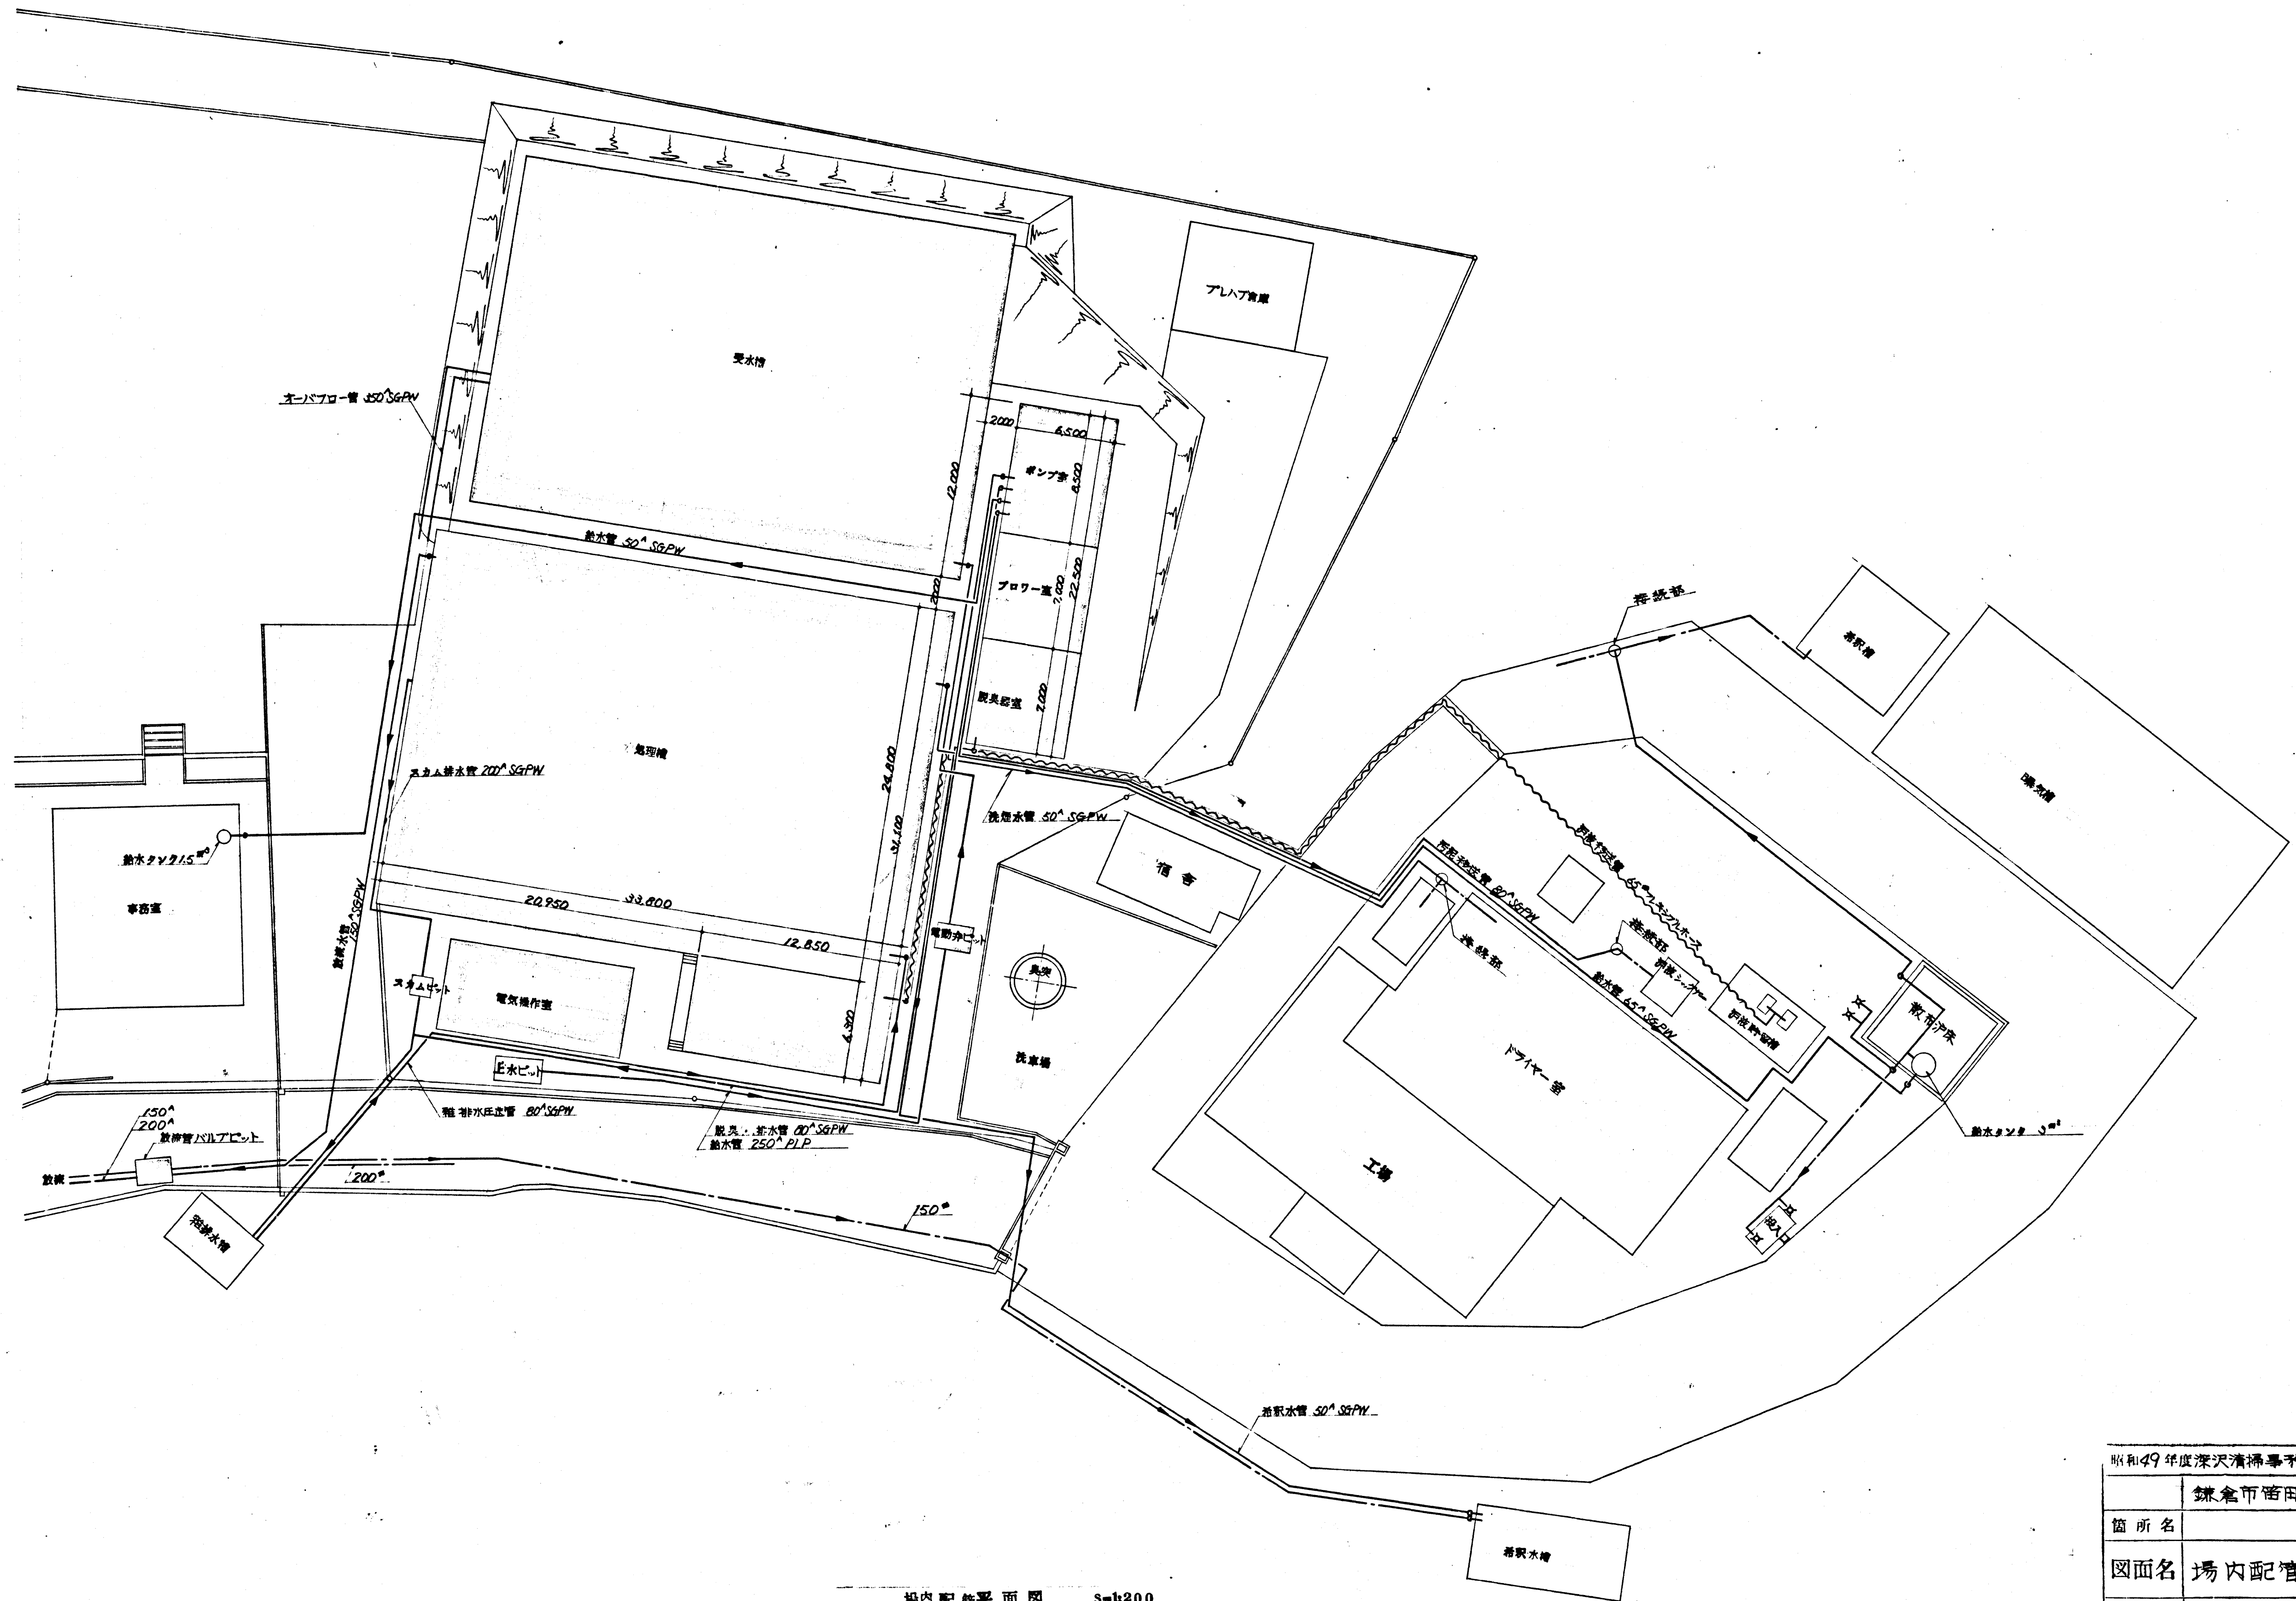


場内配管平面図 S-1200


昭和49年度深沢清掃事務所整備工事	
鎌倉市笹田450番地	
箇所名	
図面名	場内配管平面図
図面番号	15 葉中 〇 番
役所名	神奈川県鎌倉市管轄課



処理槽廻り配管平面図 S=1/100

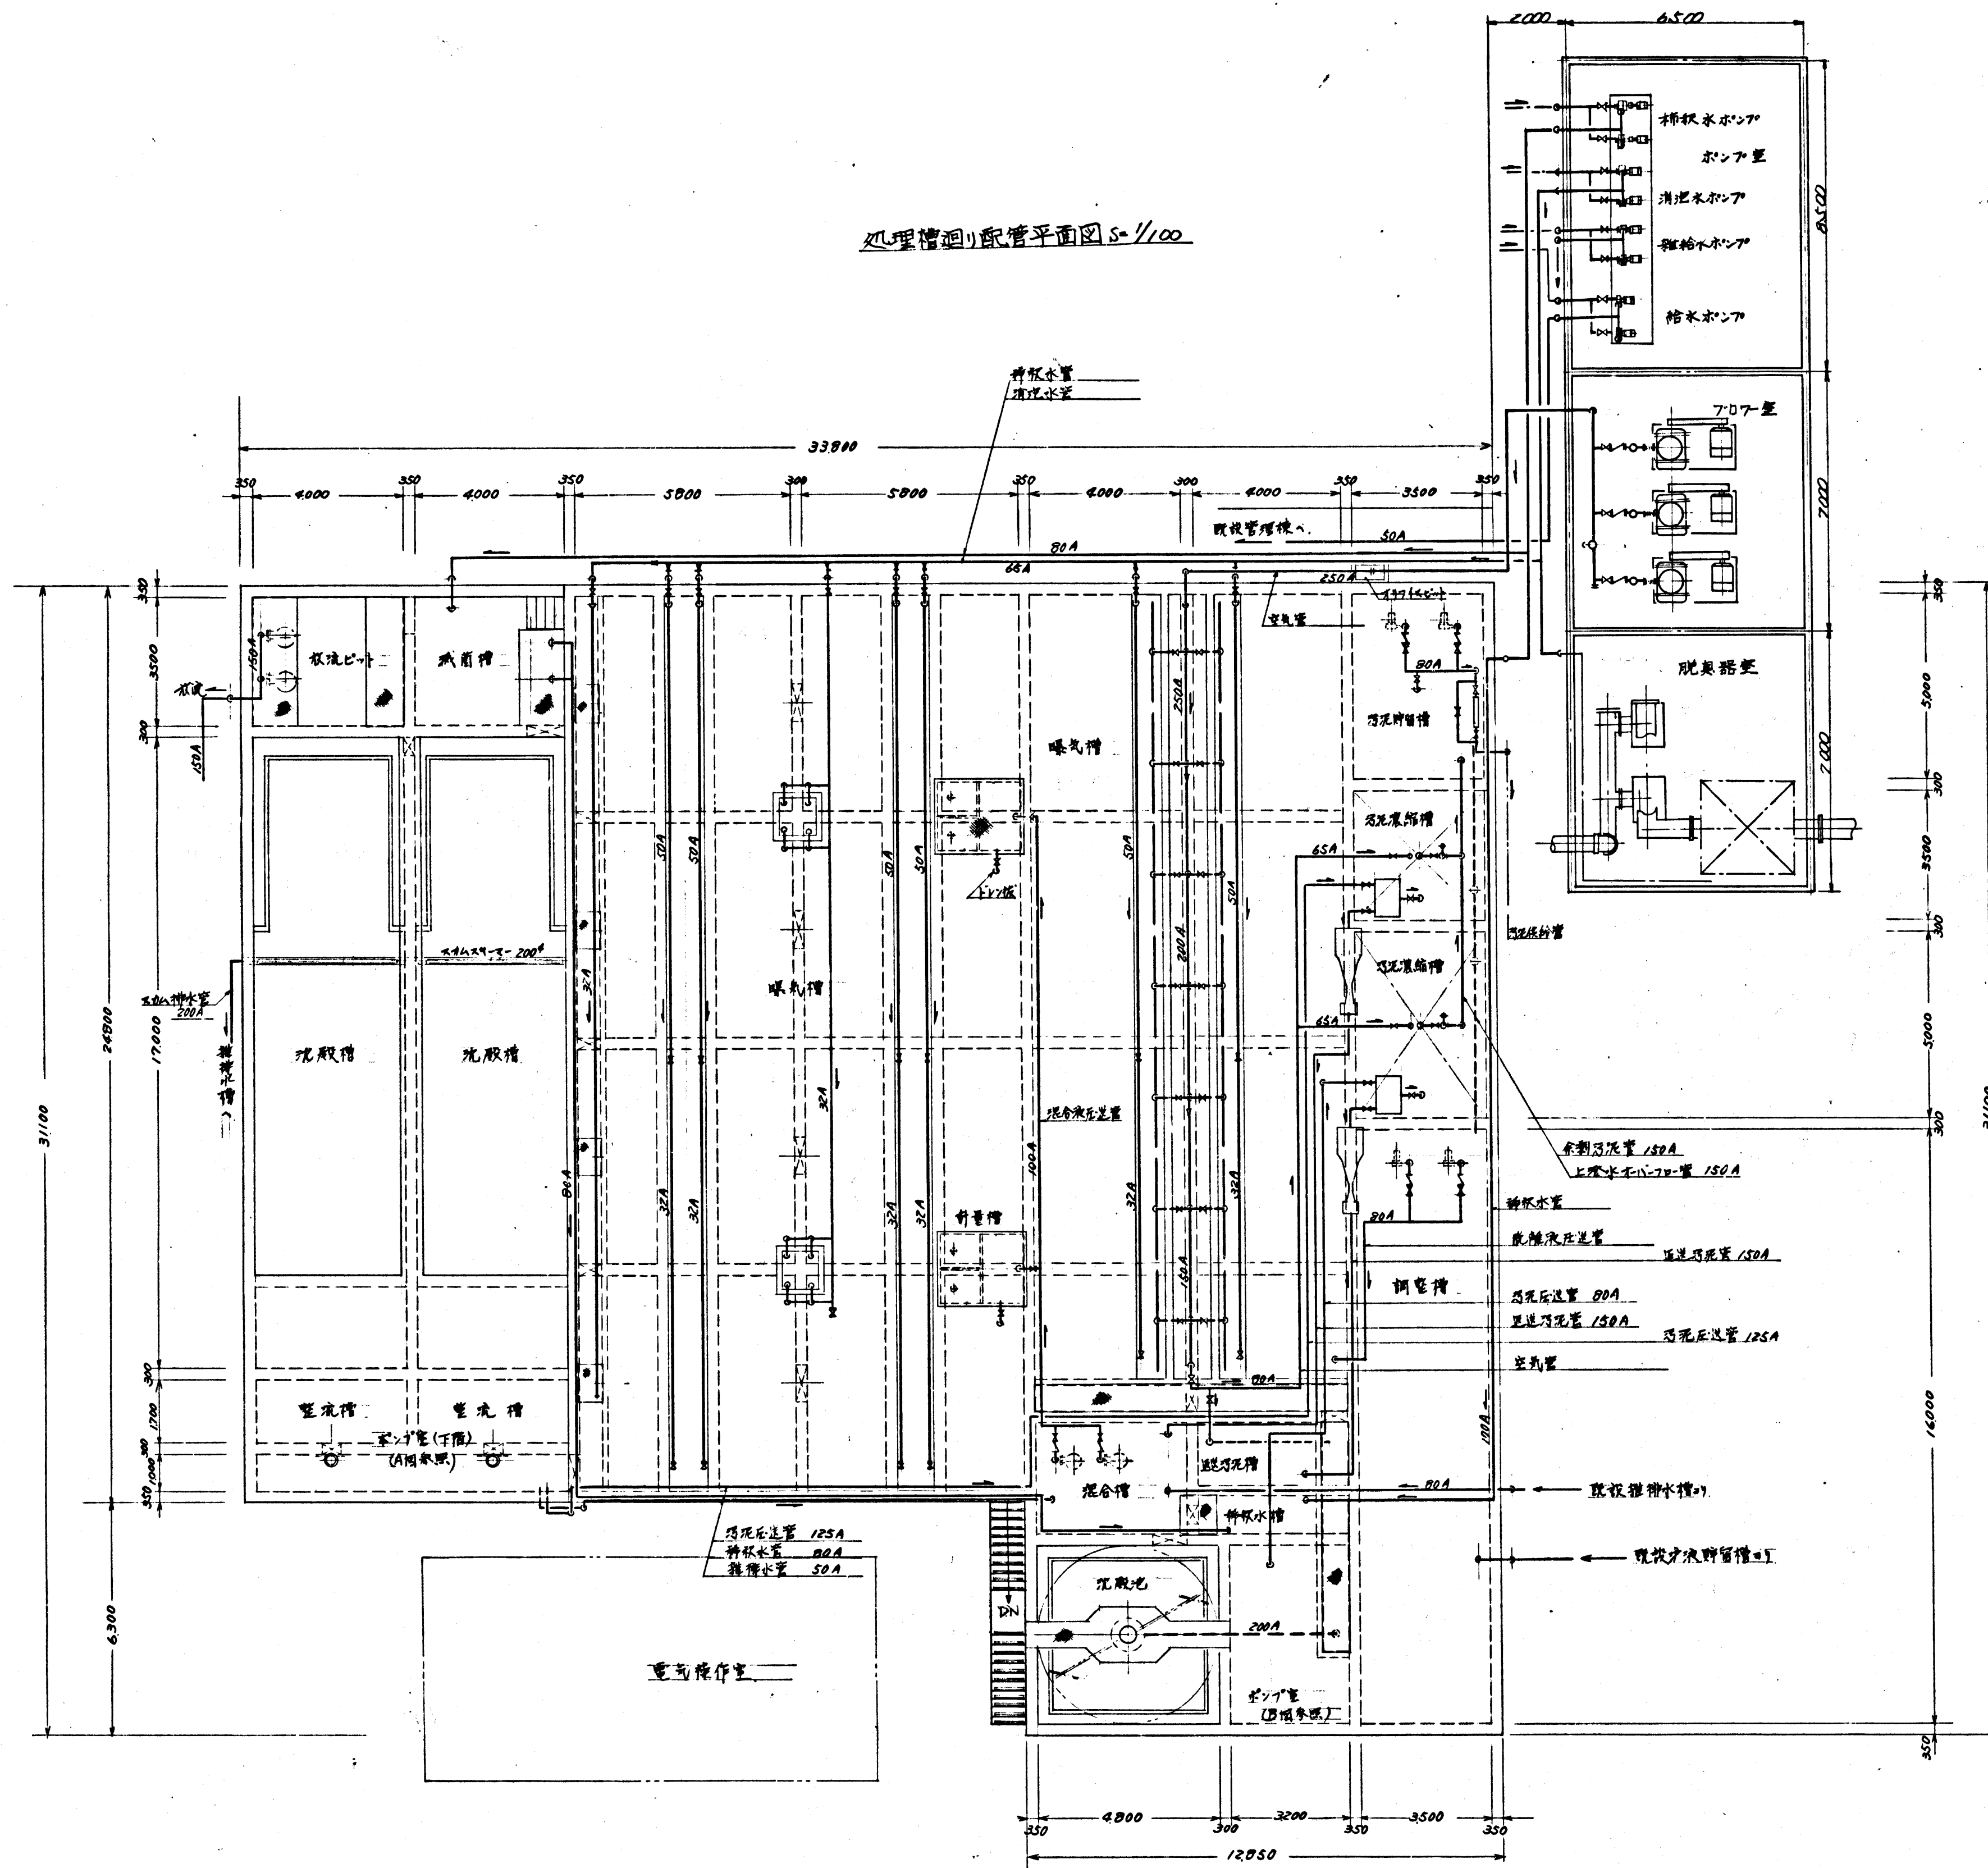



A図 沈殿池内配管配置

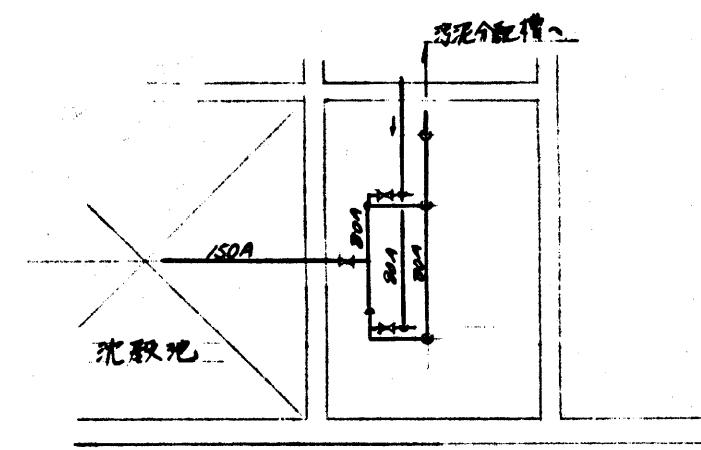

B図 沈殿池内配管配置


昭和49年度深沢清掃事務所整備工事	
鎌倉市留田450番地	
箇所名	
図面名	処理槽廻り配管平面図
図面番号	15 葉中 4 番
役所名	神奈川県鎌倉市営繕課



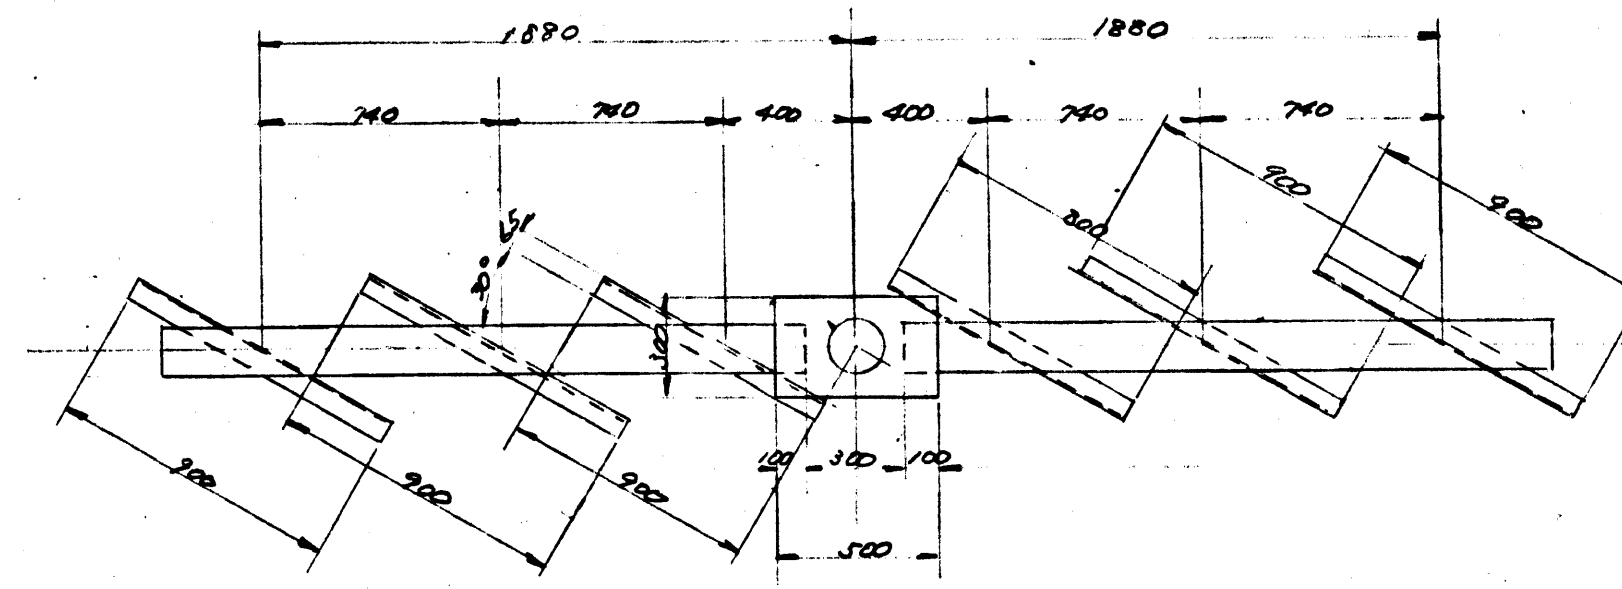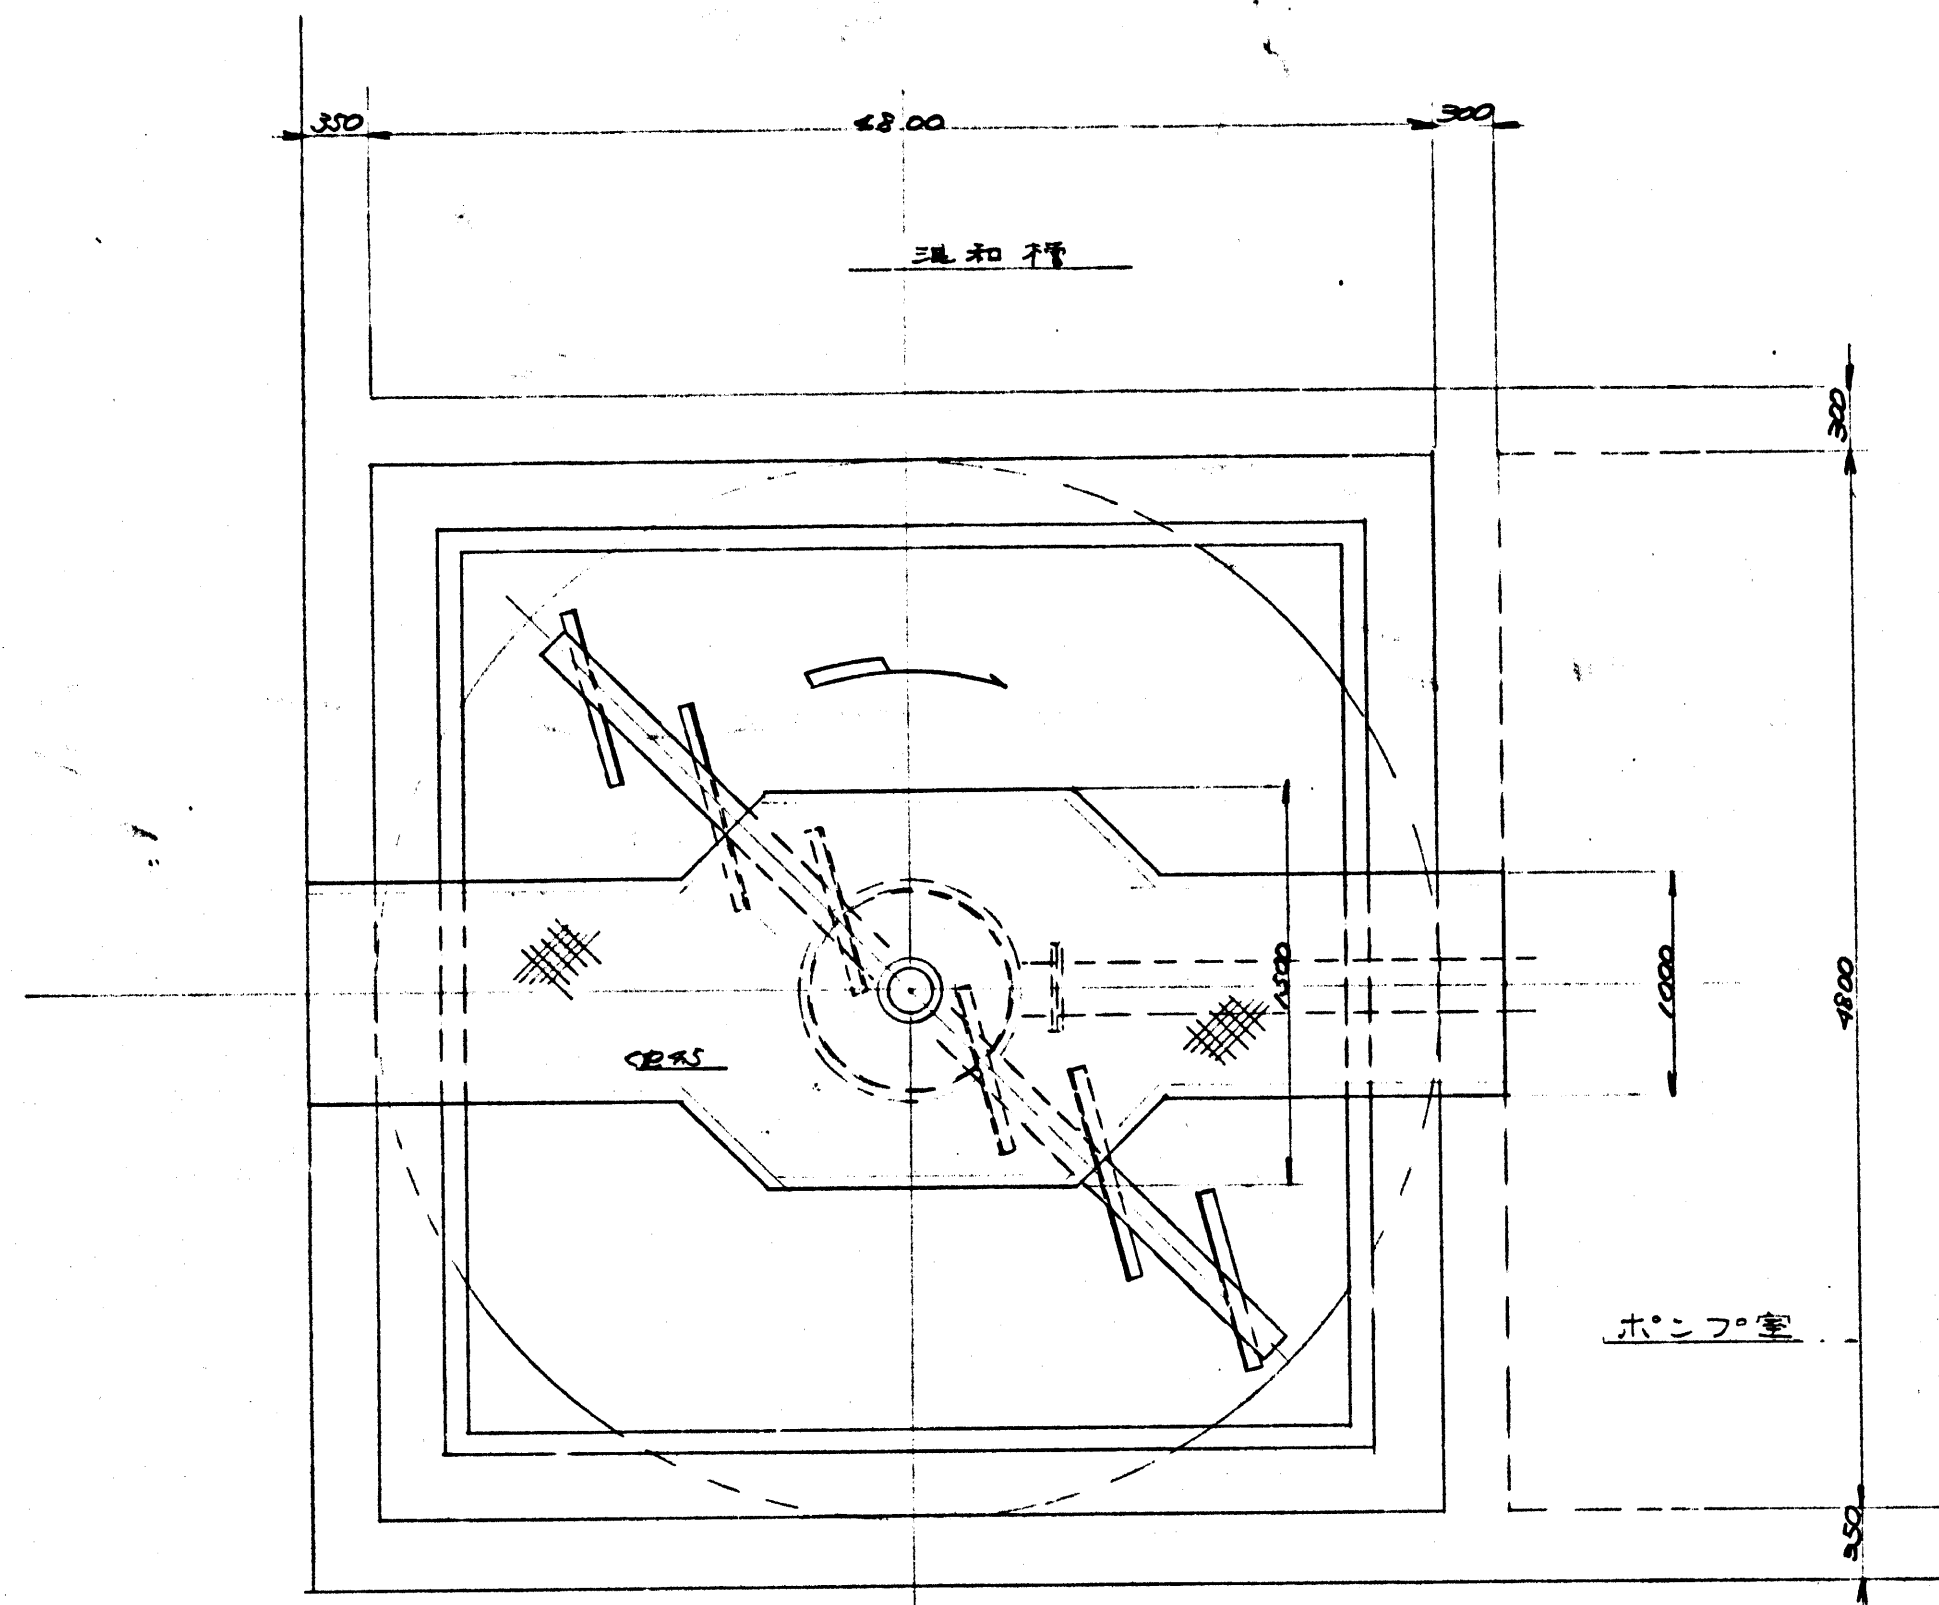

スクリュー配置詳細図
材質: SUS304, 材質: SUS304

最初沈殿池汚泥掻き機 $s = 1/30$

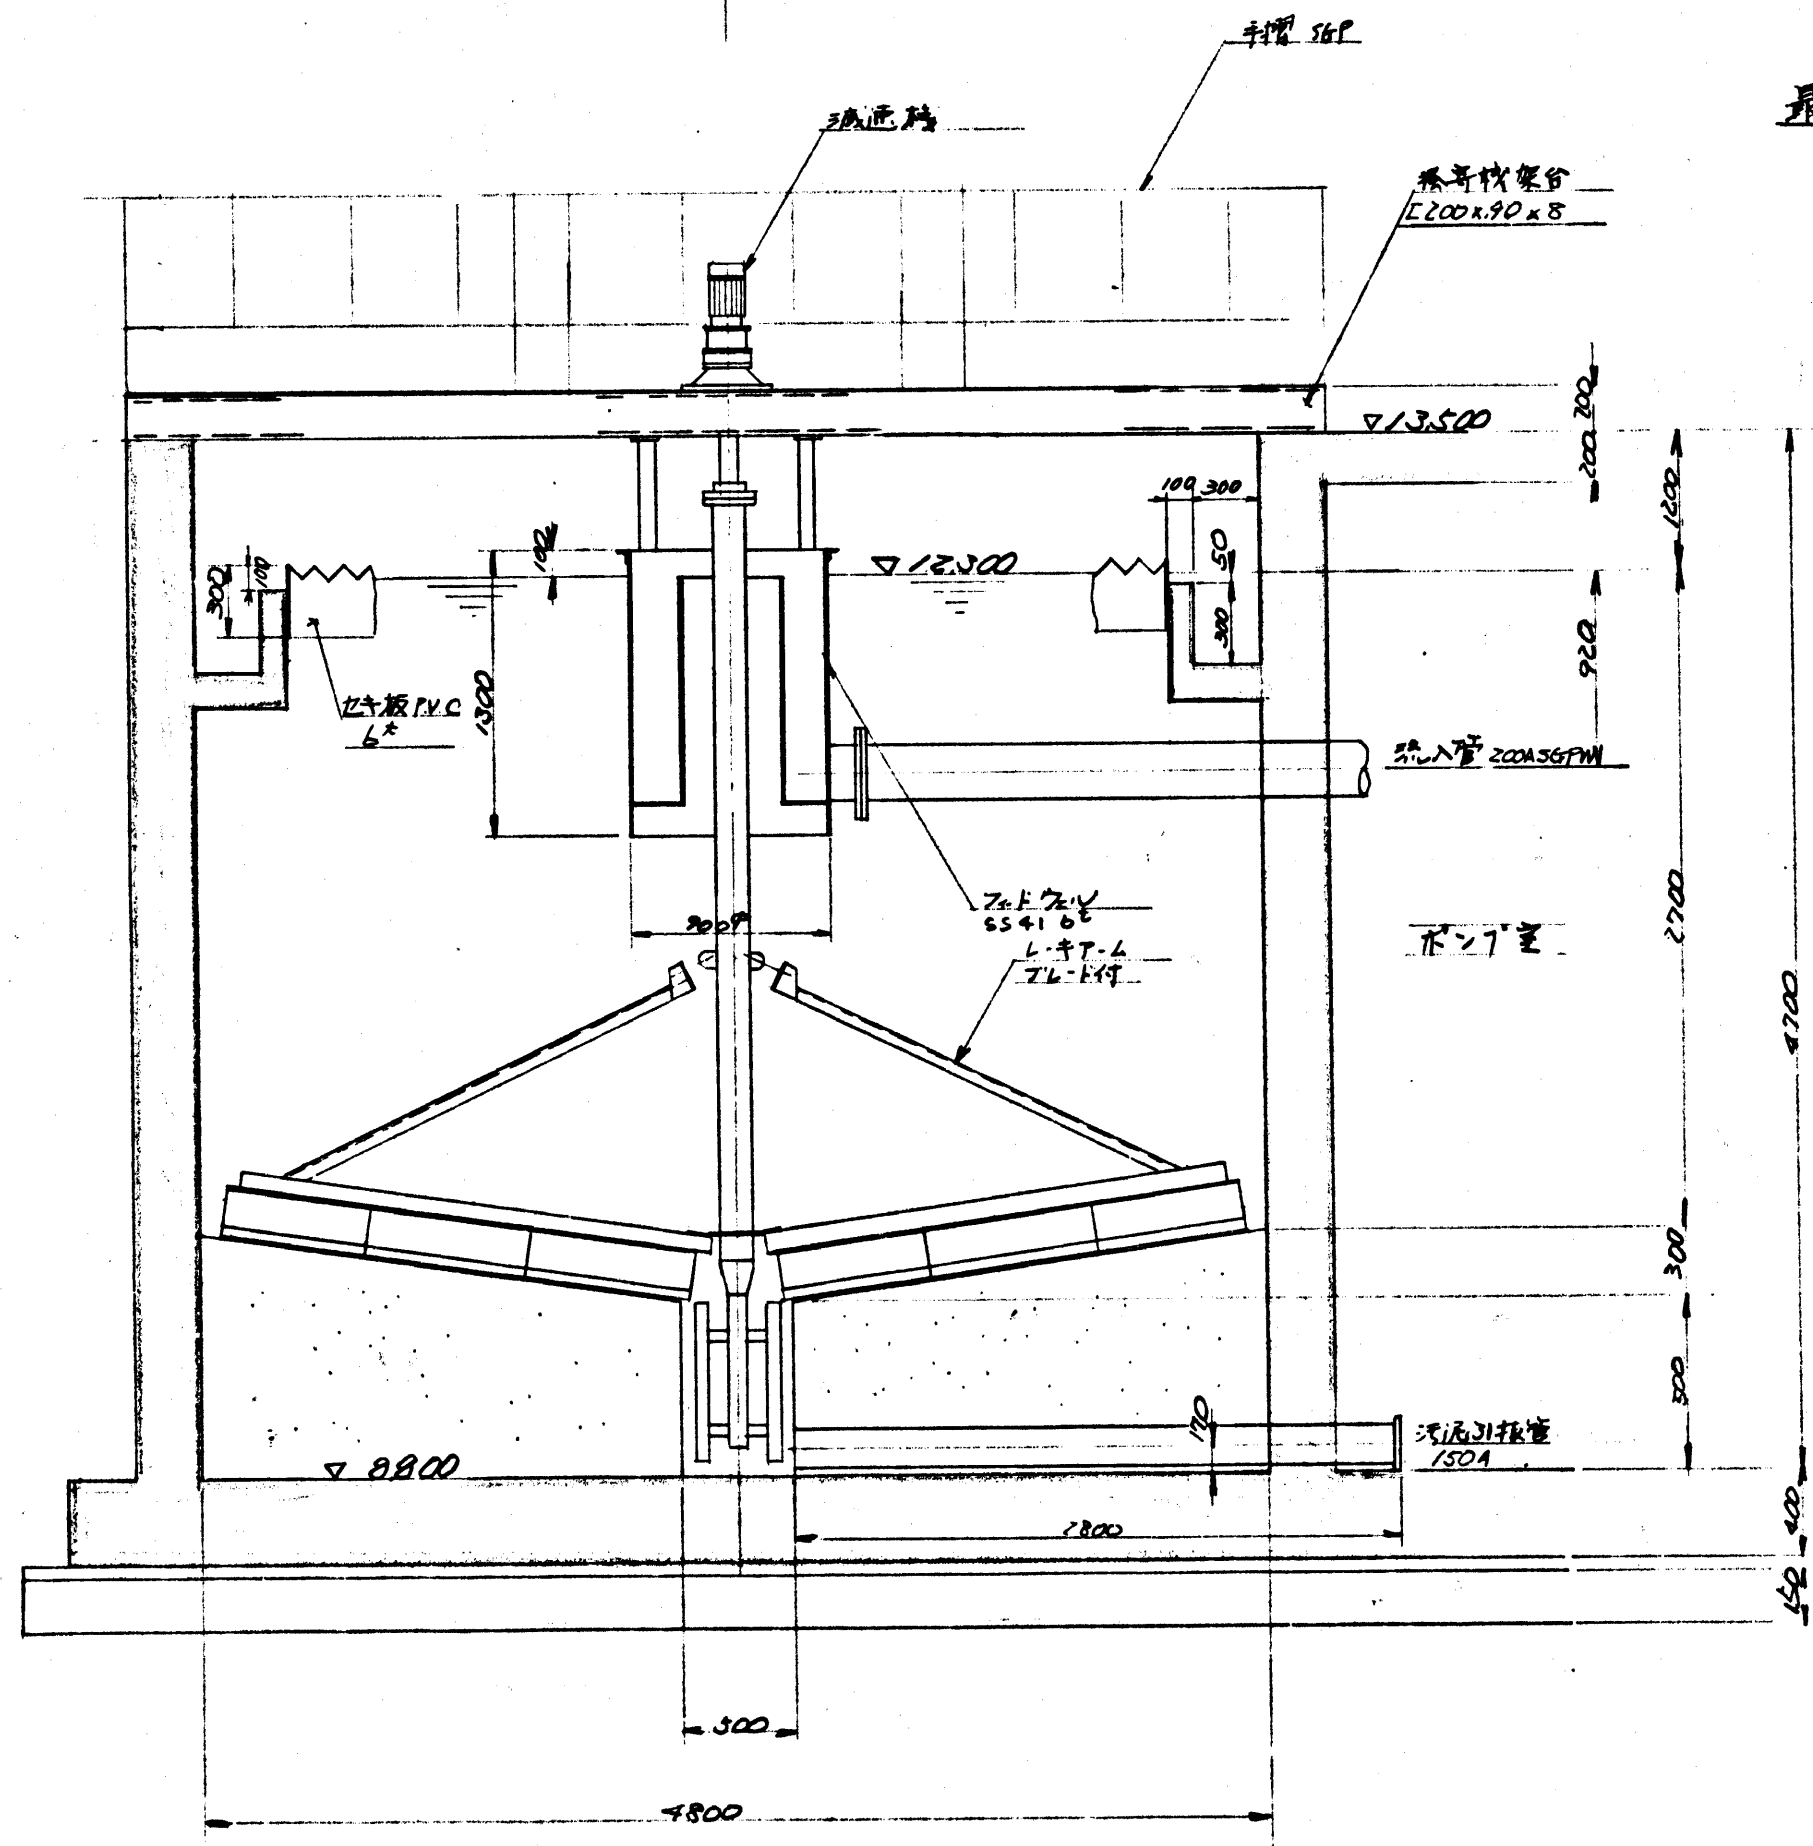

攪拌機
電動機


出力	0.4kW
回転数	1500rpm
電源	3相200V

汚泥掻き機


型式	主軸型
1.1L7	225kgm
回転数	0.02rpm

昭和49年度深沢清浄事務所整備工事	
鎌倉市管田450蓄池	
箇所名	
図面名	最初沈殿池汚泥掻き機
図面番号	15 葉中 6 番
役所名	神奈川県鎌倉市管田課



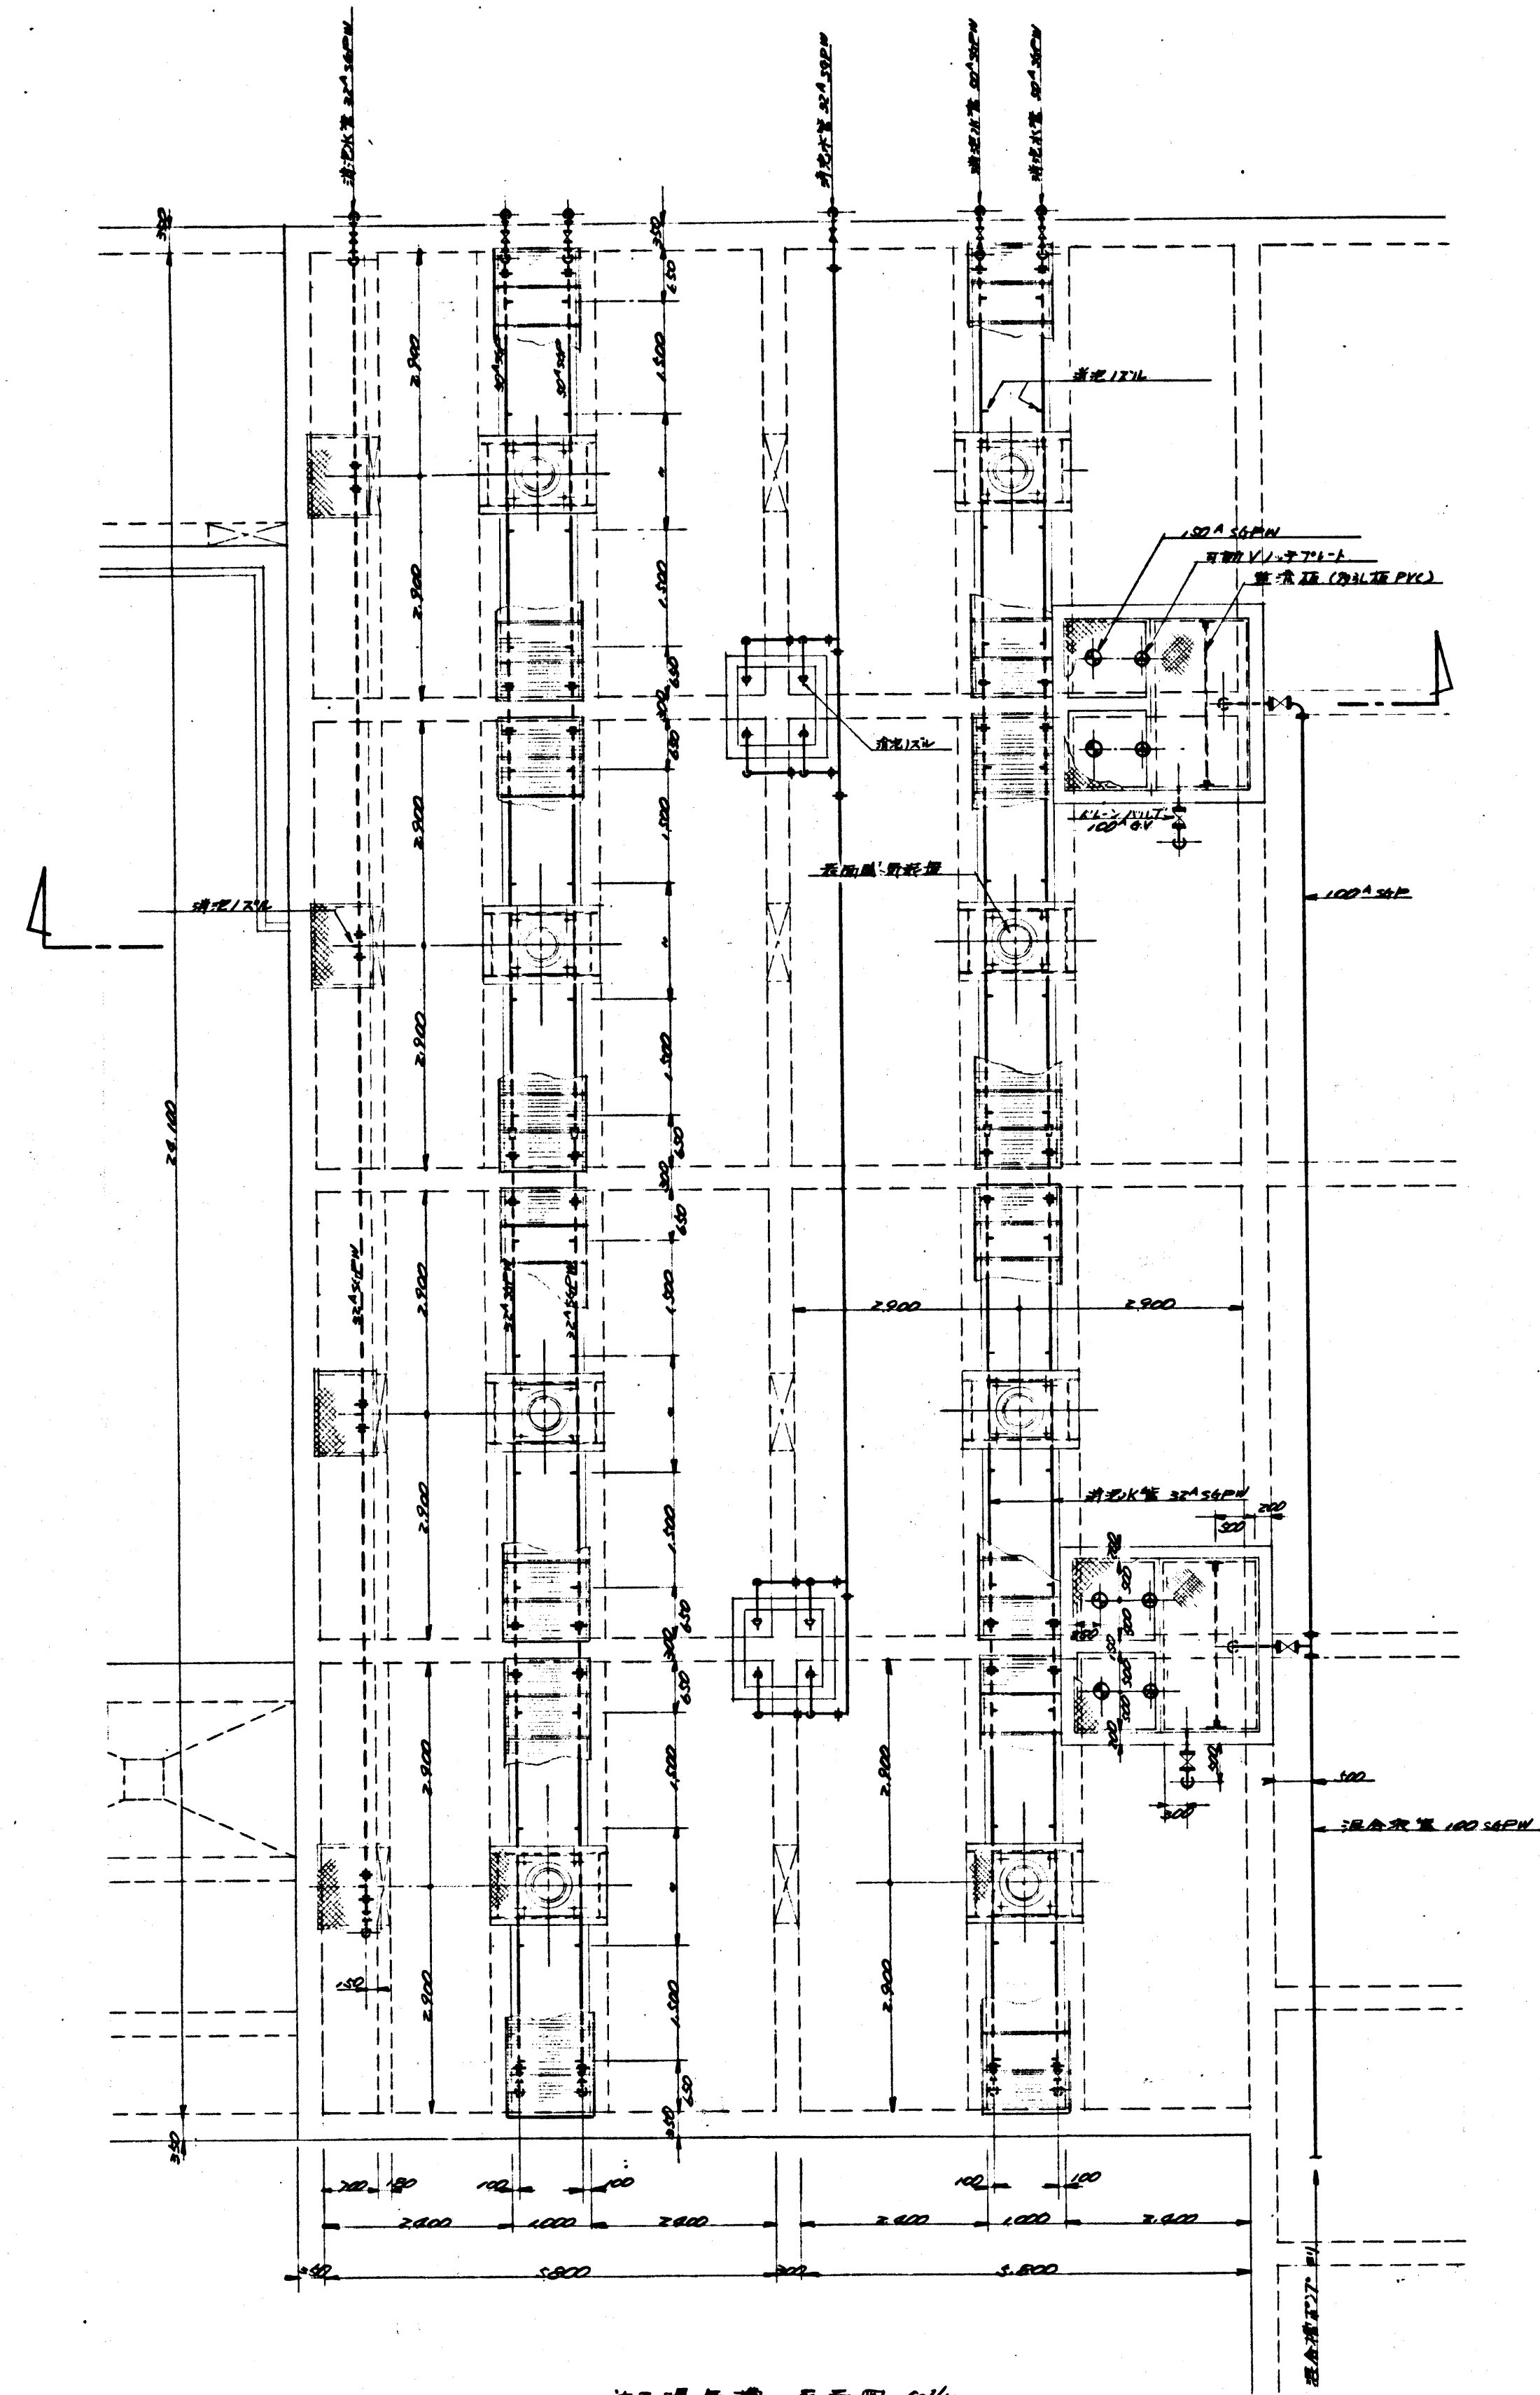

第2曝気槽 平面図 1/60

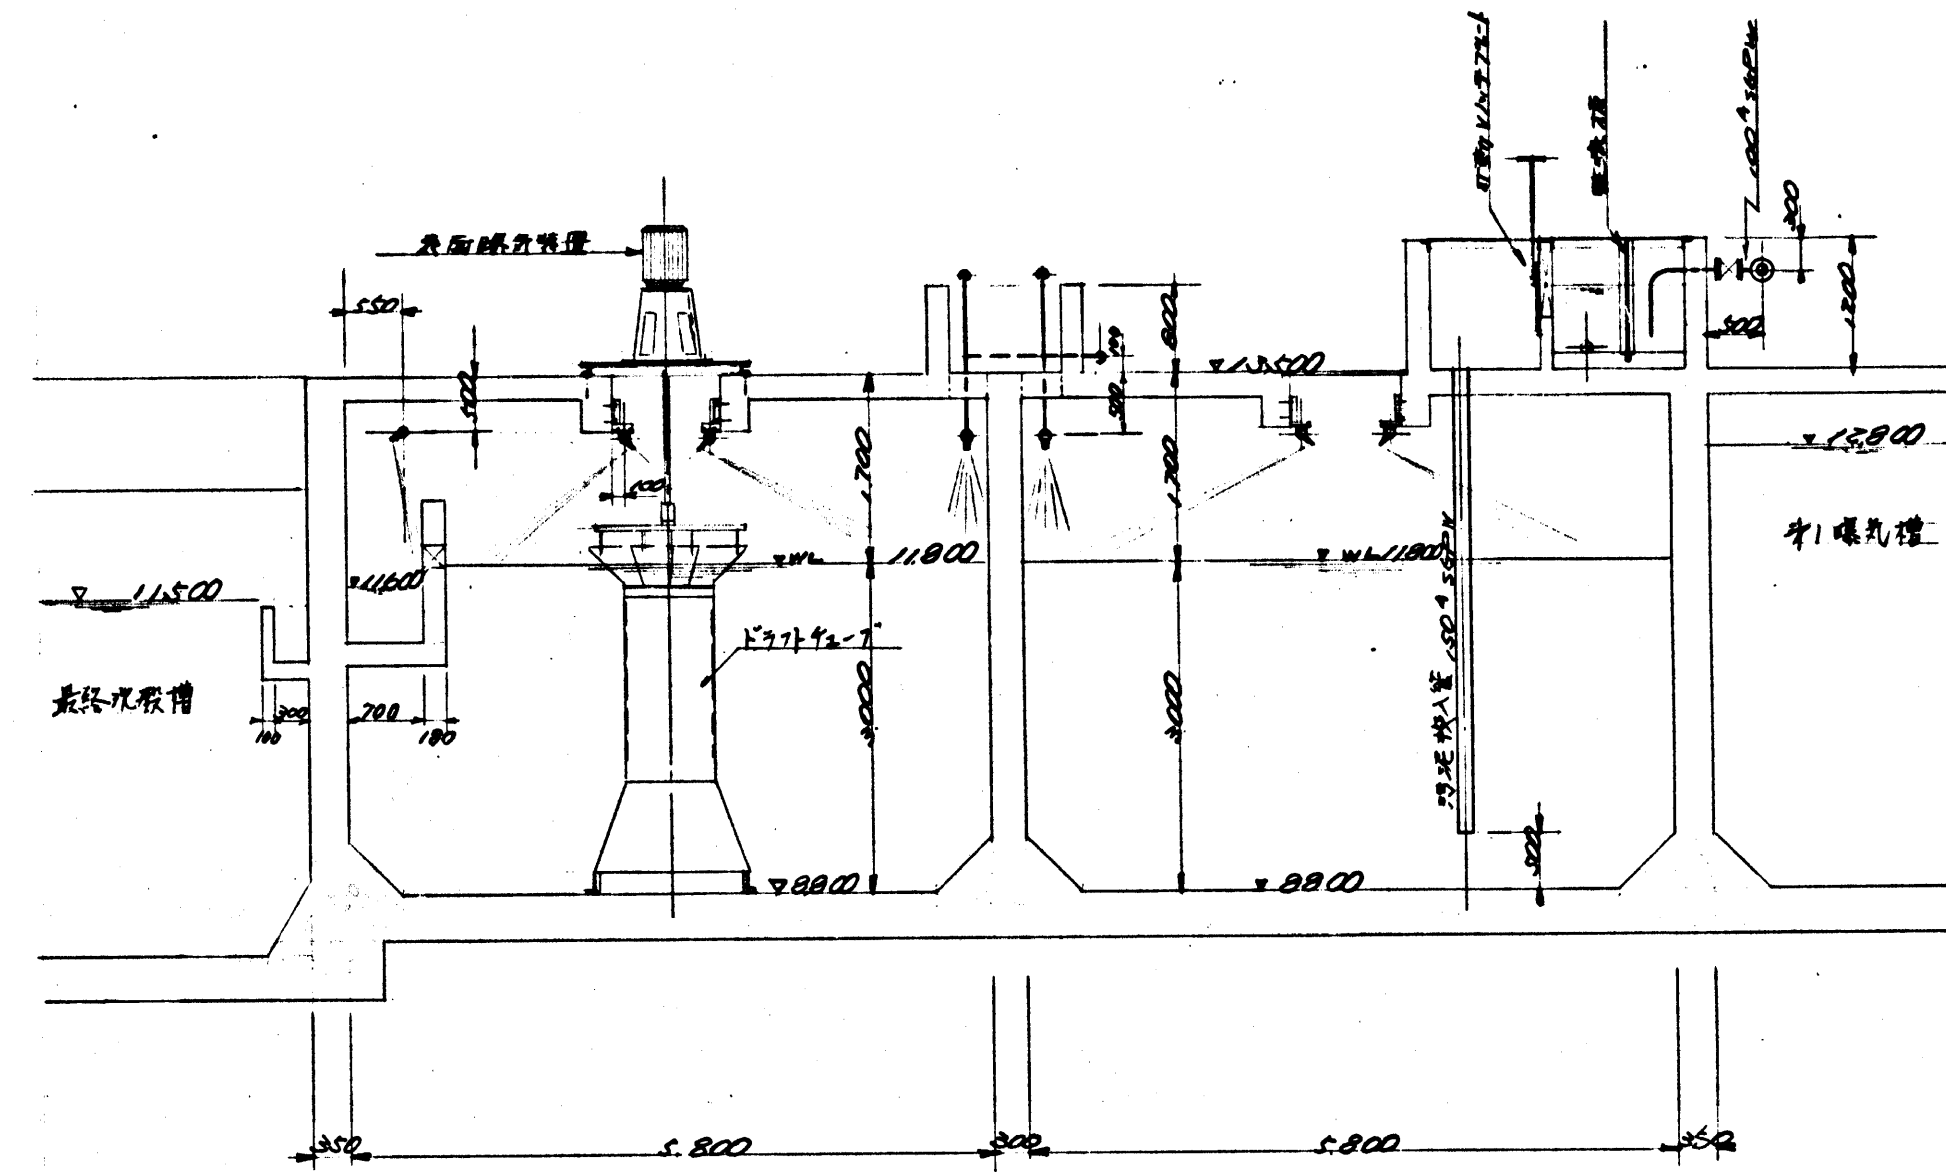

第2曝気槽 断面図

昭和49年度深沢清掃事務所整備工事	
鎌倉市苗田450番地	
箇所名	
図面名	第2曝気槽平面図
図面番号	15 葉中 8 番
役所名	神奈川県鎌倉市善徳課



